




PLANTA BAIXA TERREO  
1 : 200

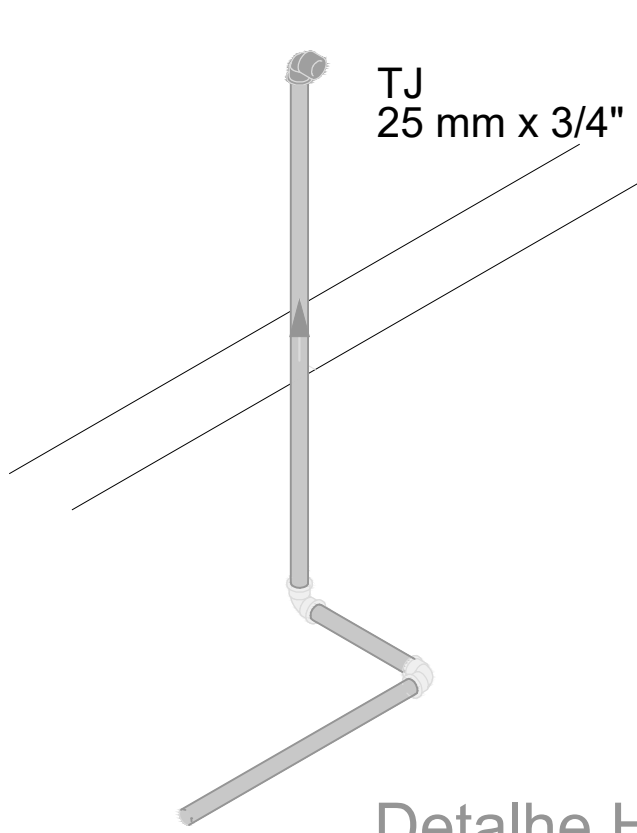


Detalhe HID-4  
Escala 1:50

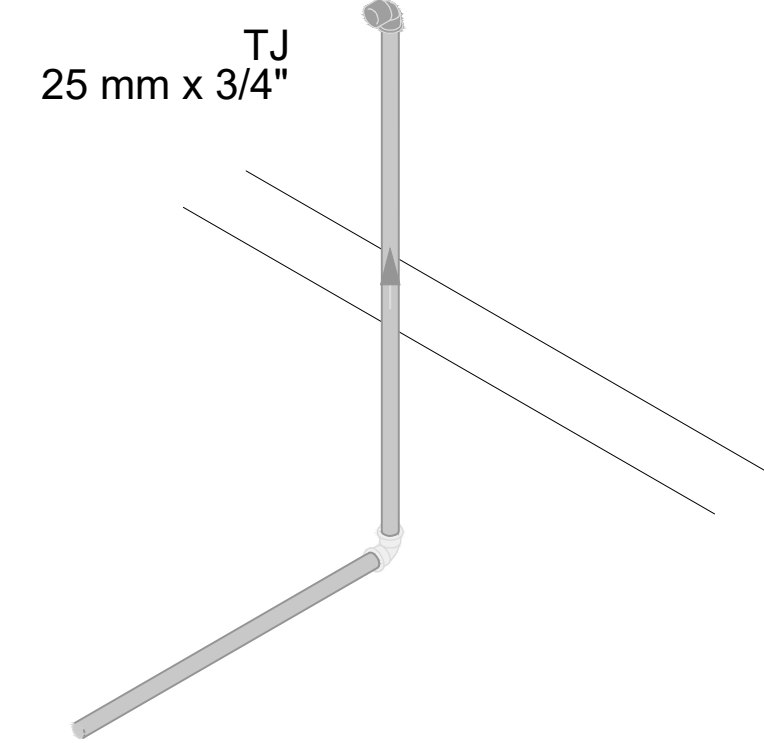


Detalhe HID-8  
Escala 1:50

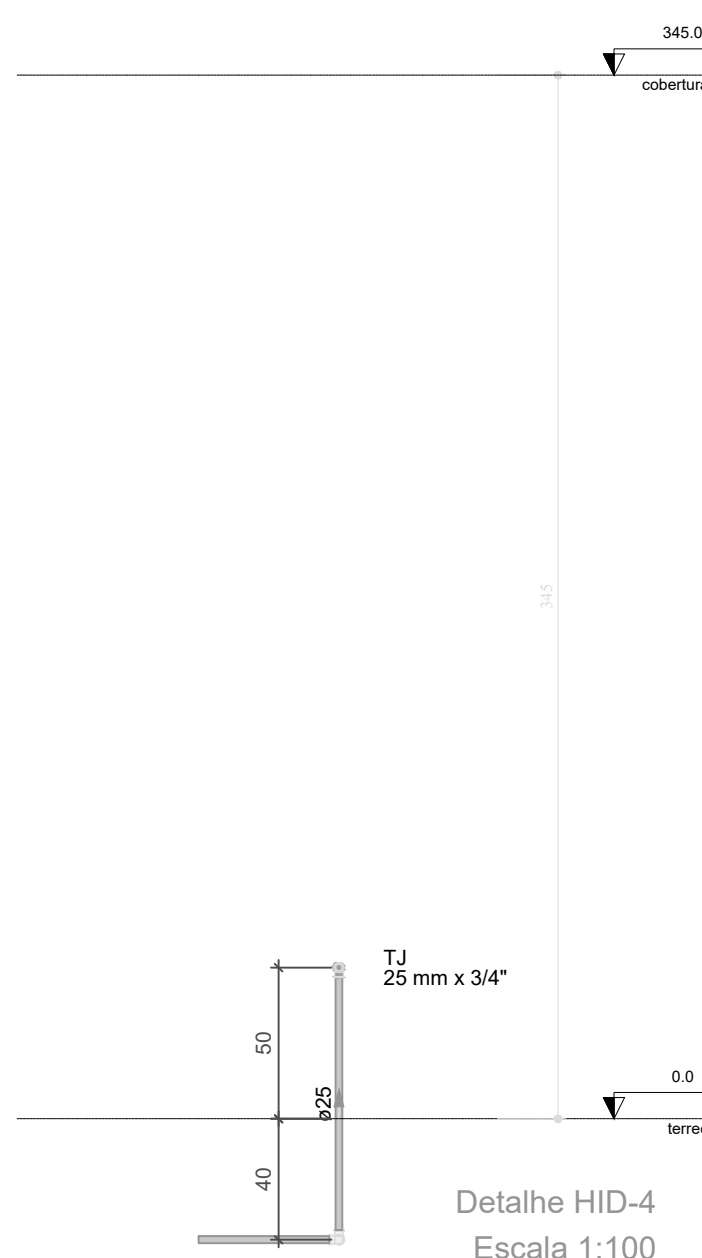


Detalhe HID-4  
Escala 1:100

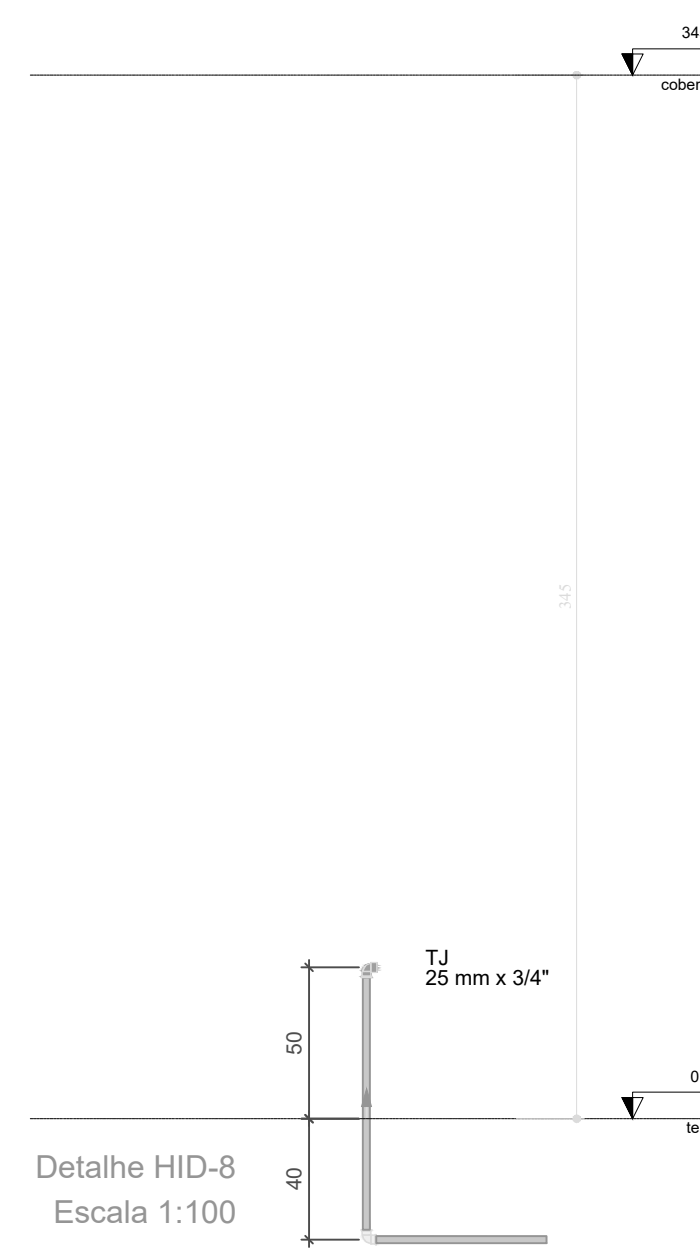


Detalhe HID-8  
Escala 1:100

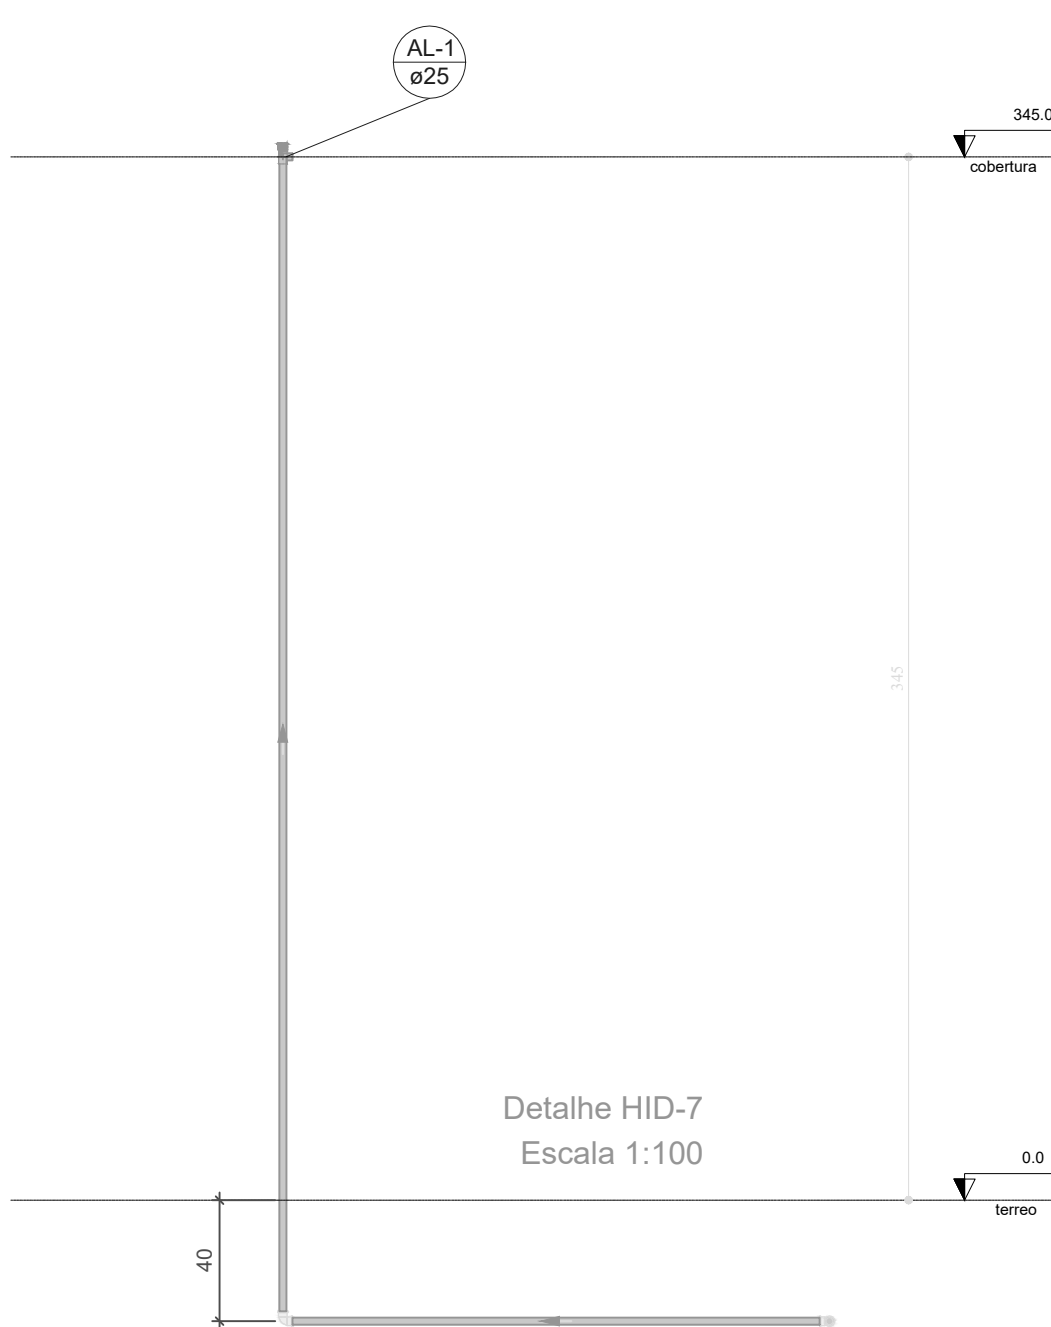


Detalhe HID-7  
Escala 1:100

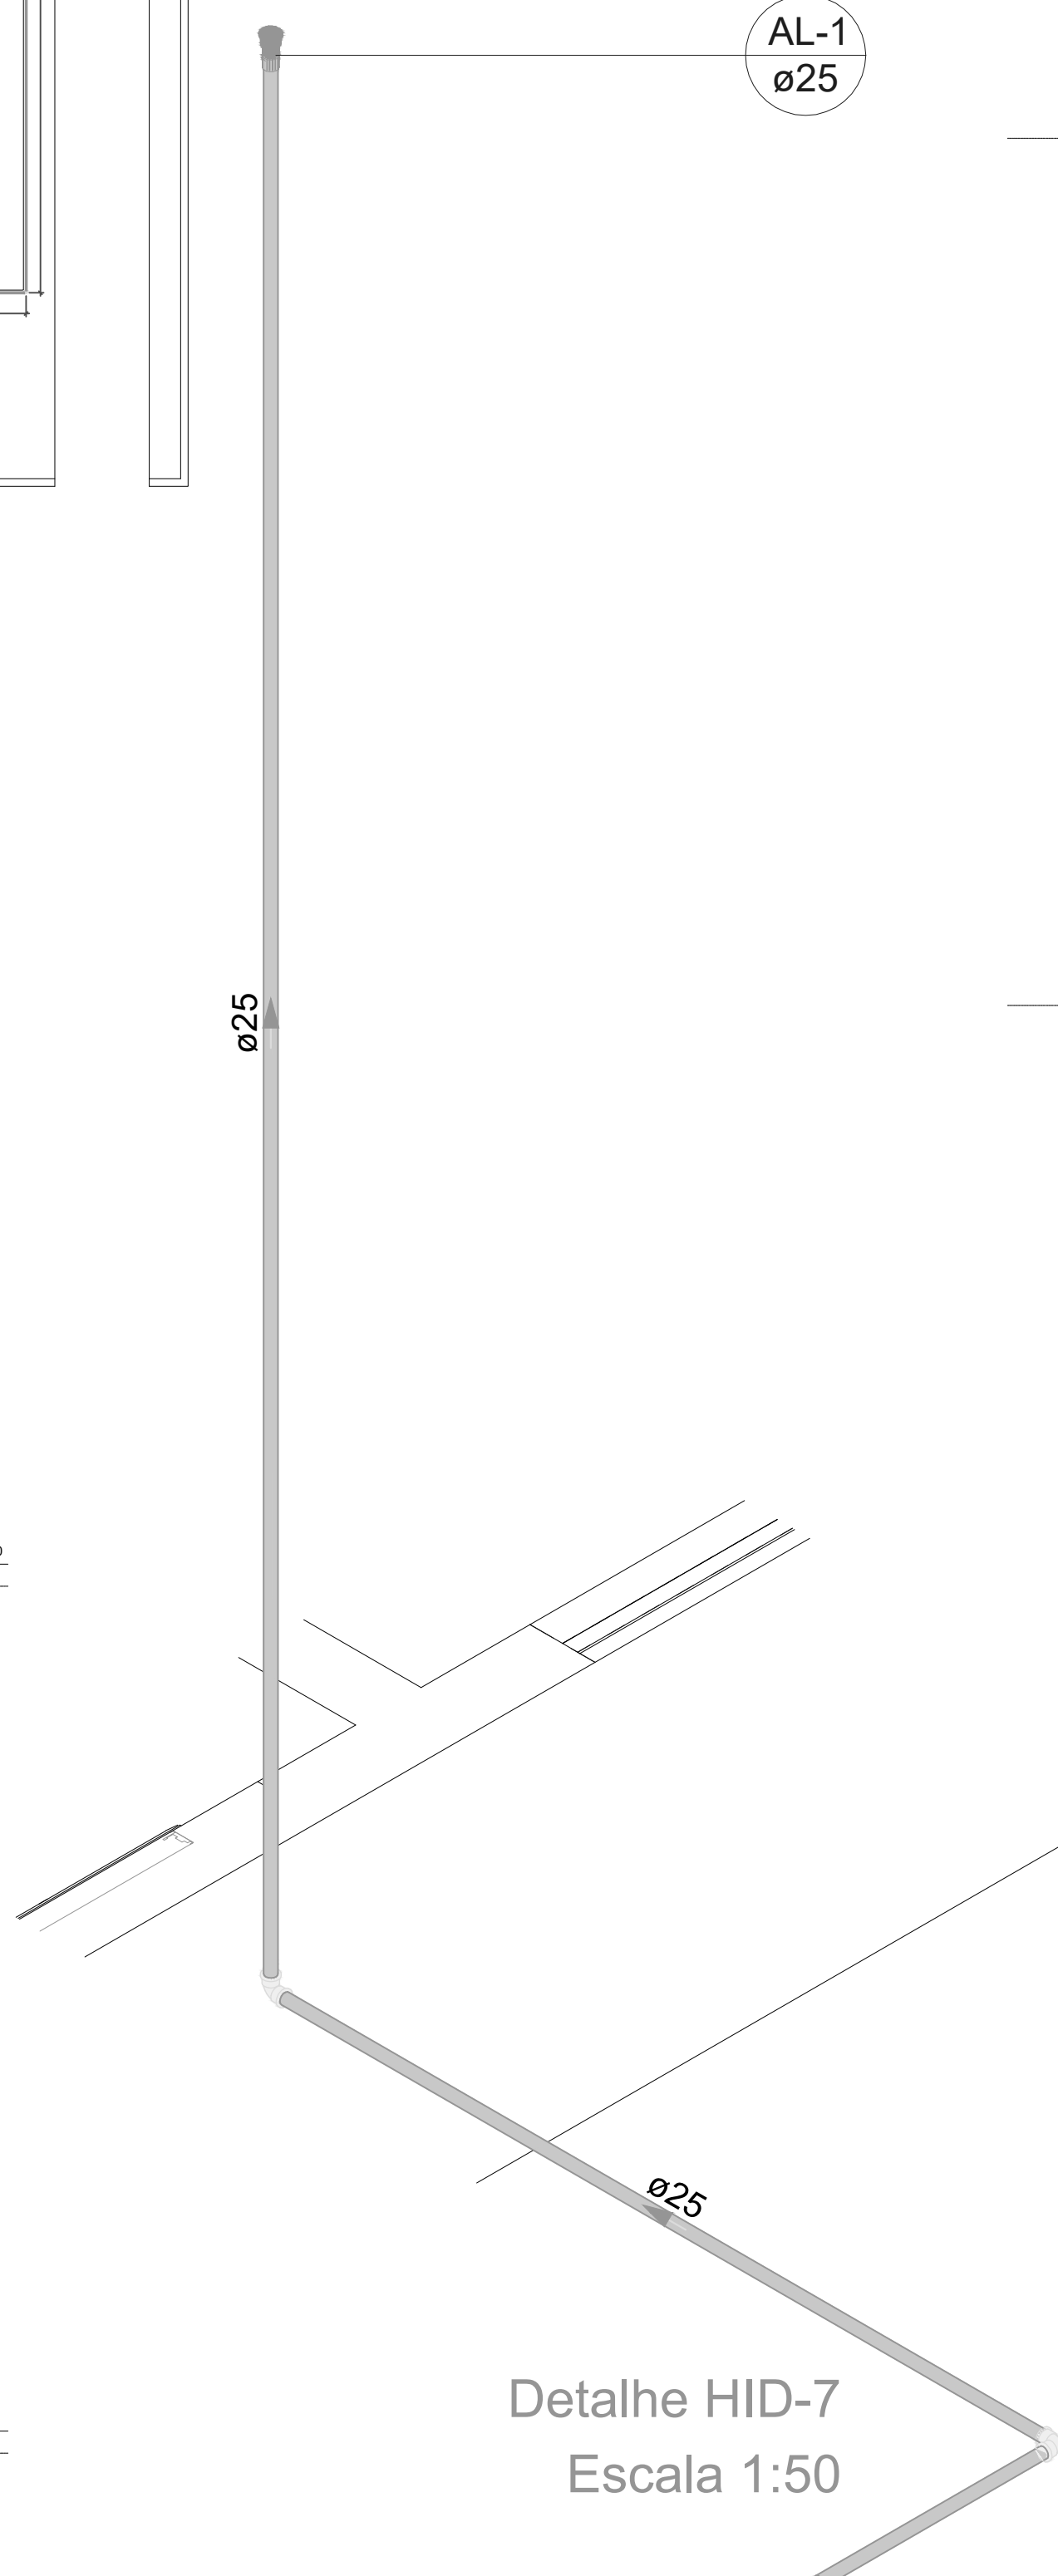

Detalhe HID-7  
Escala 1:50

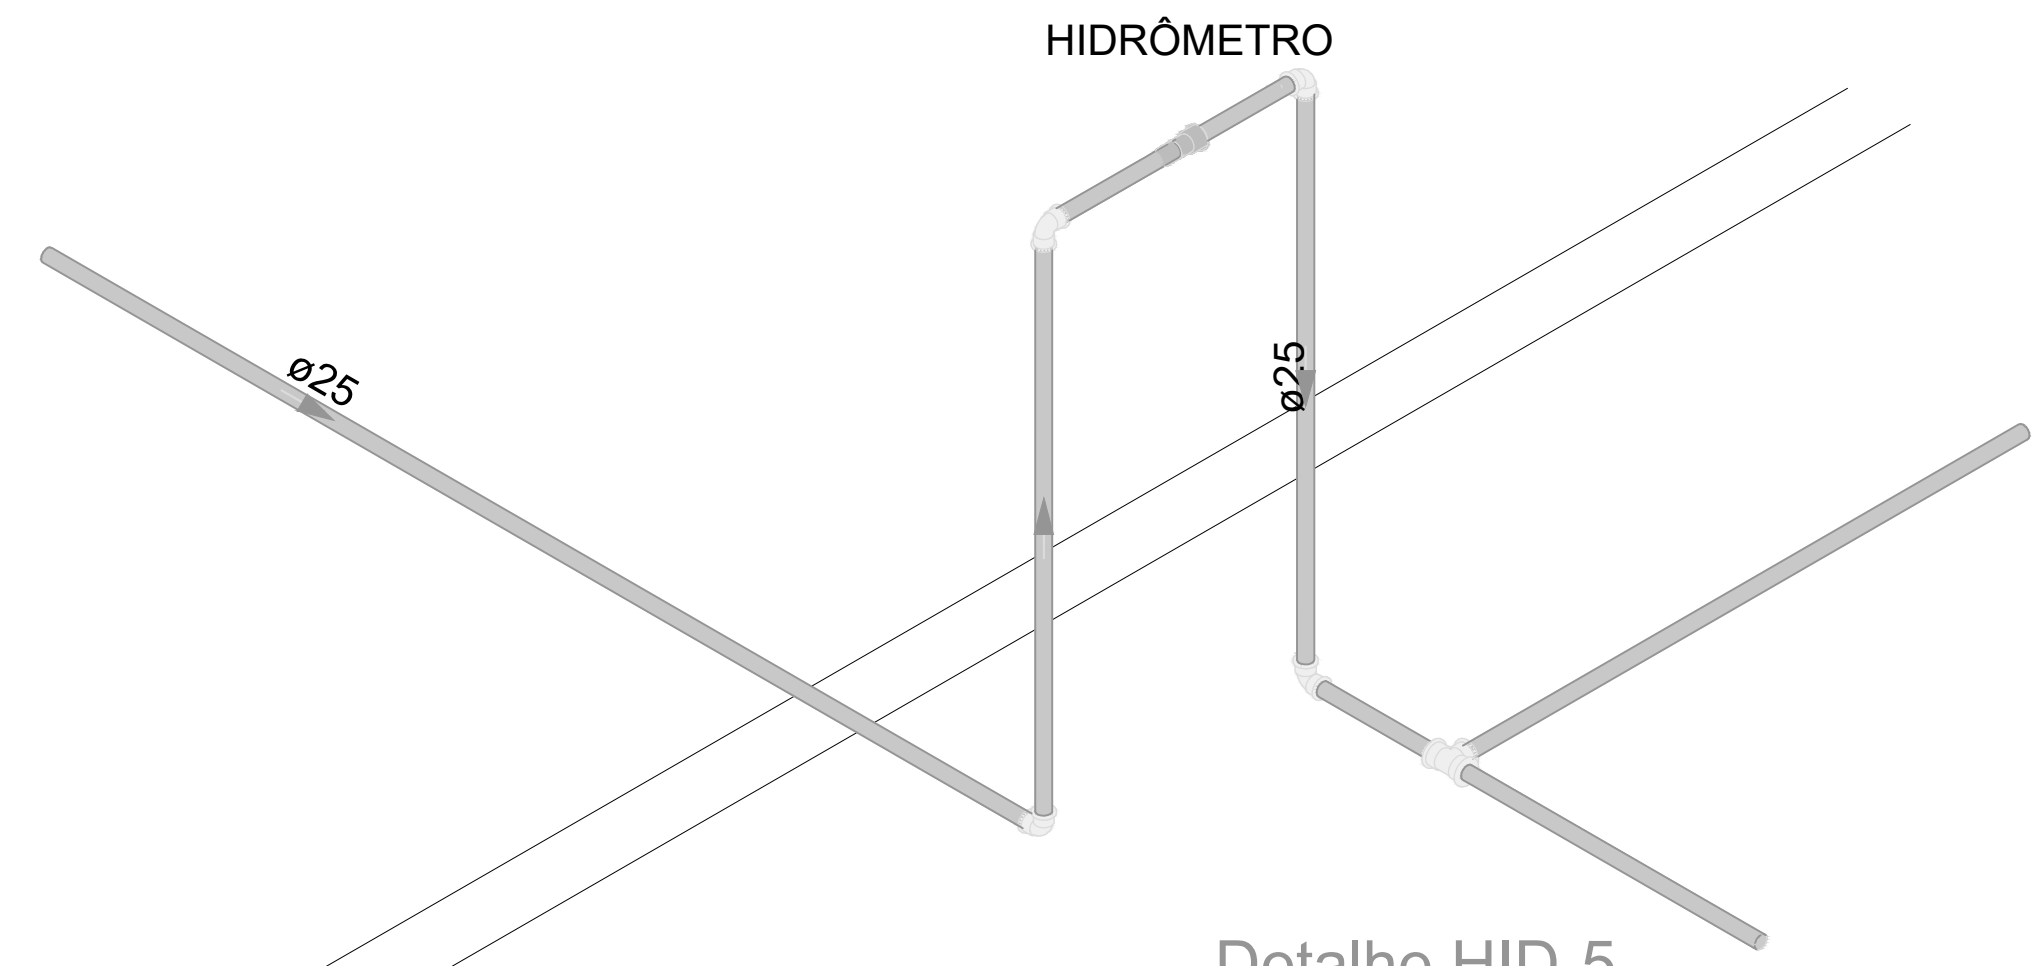

Detalhe HID-5  
Escala 1:50

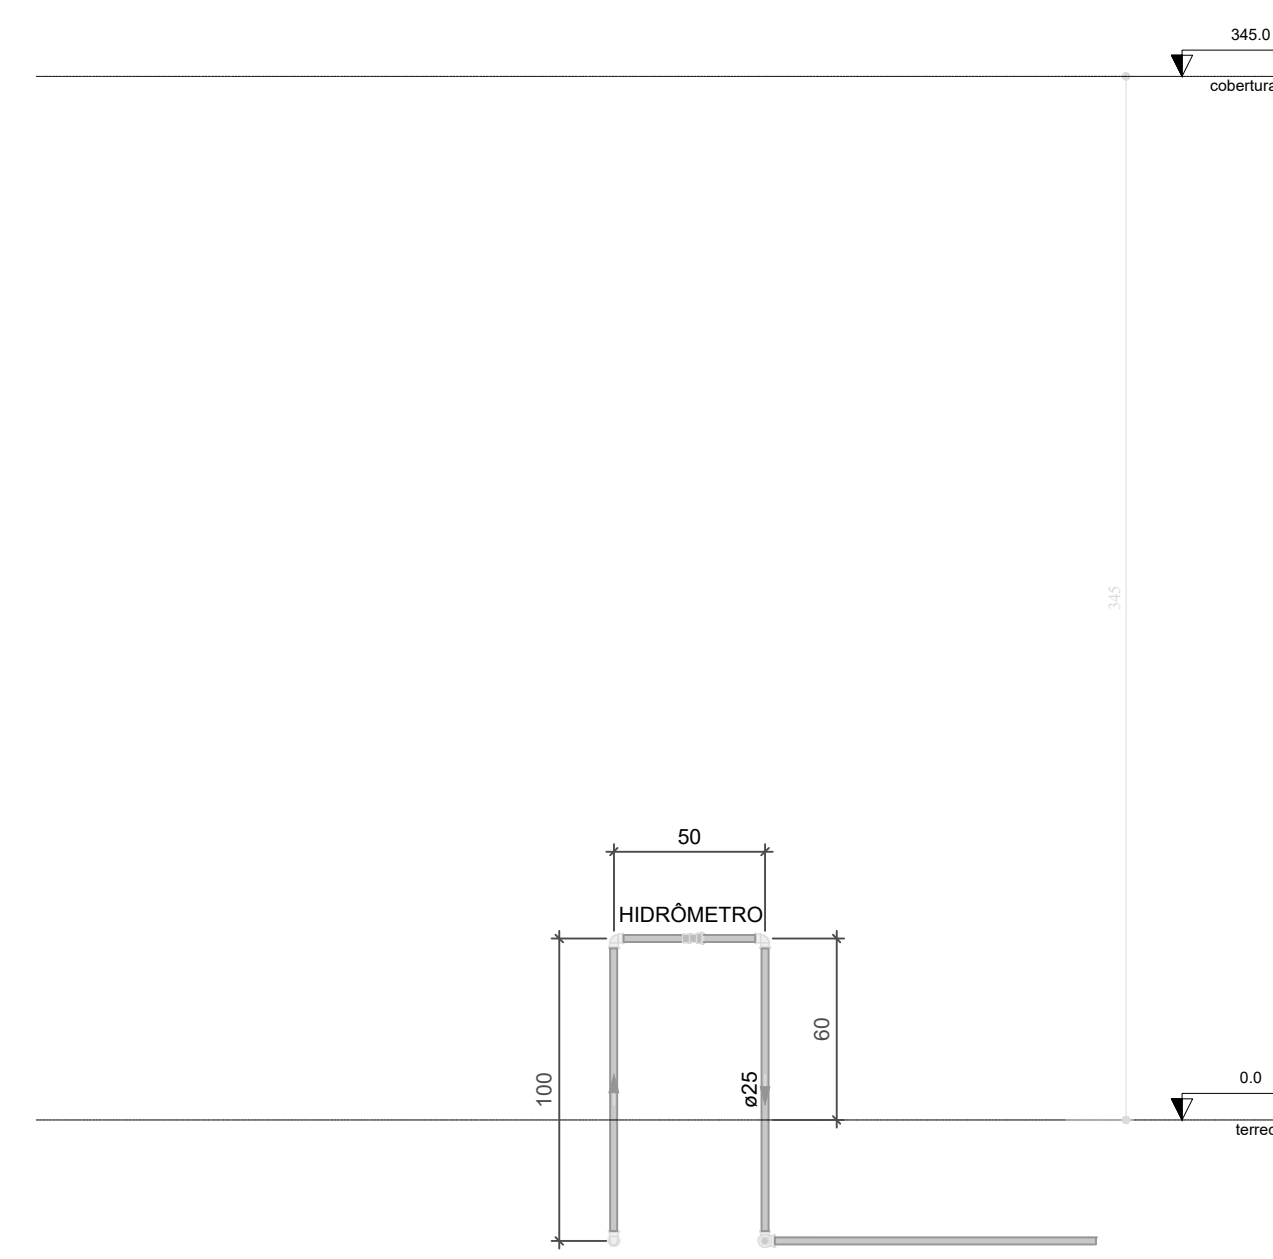

Detalhe HID-5  
Escala 1:100

PROJETO INSTALAÇÕES HIDRÁULICAS			
OBRA:	CONSTRUÇÃO DA SECRETARIA DE EDUCAÇÃO		
PROPRIETÁRIO:	FUNDO MUNICIPAL DE EDUCAÇÃO DE BERNARDO SAYÃO		
LOCAL:	AV. TERCEIRA, CENTRO, BERNARDO SAYÃO - TO		
PROPRIETÁRIO	FUNDO MUNICIPAL DE EDUCAÇÃO DE BERNARDO SAYÃO		
ENGENHEIRO	LEONARDO SOUSA AMORIM CREA 261512765-5/05-SP		
ESCALA	INDICADA	DATA	JUNHO/2022
ÁREAS: 408,18m²		CONTEUDO PLANTA BAIXA TERREO; DETALHE ISOMÉTRICO; DETALHE; LEGENDA; LISTA DE MATERIAIS;	
FOLHA		A1 - 01	
DESENHO		LEONARDO S. AMORIM (R) 99278-6334	