



## PROJETO HIDRAULICO

Escala: 1/50

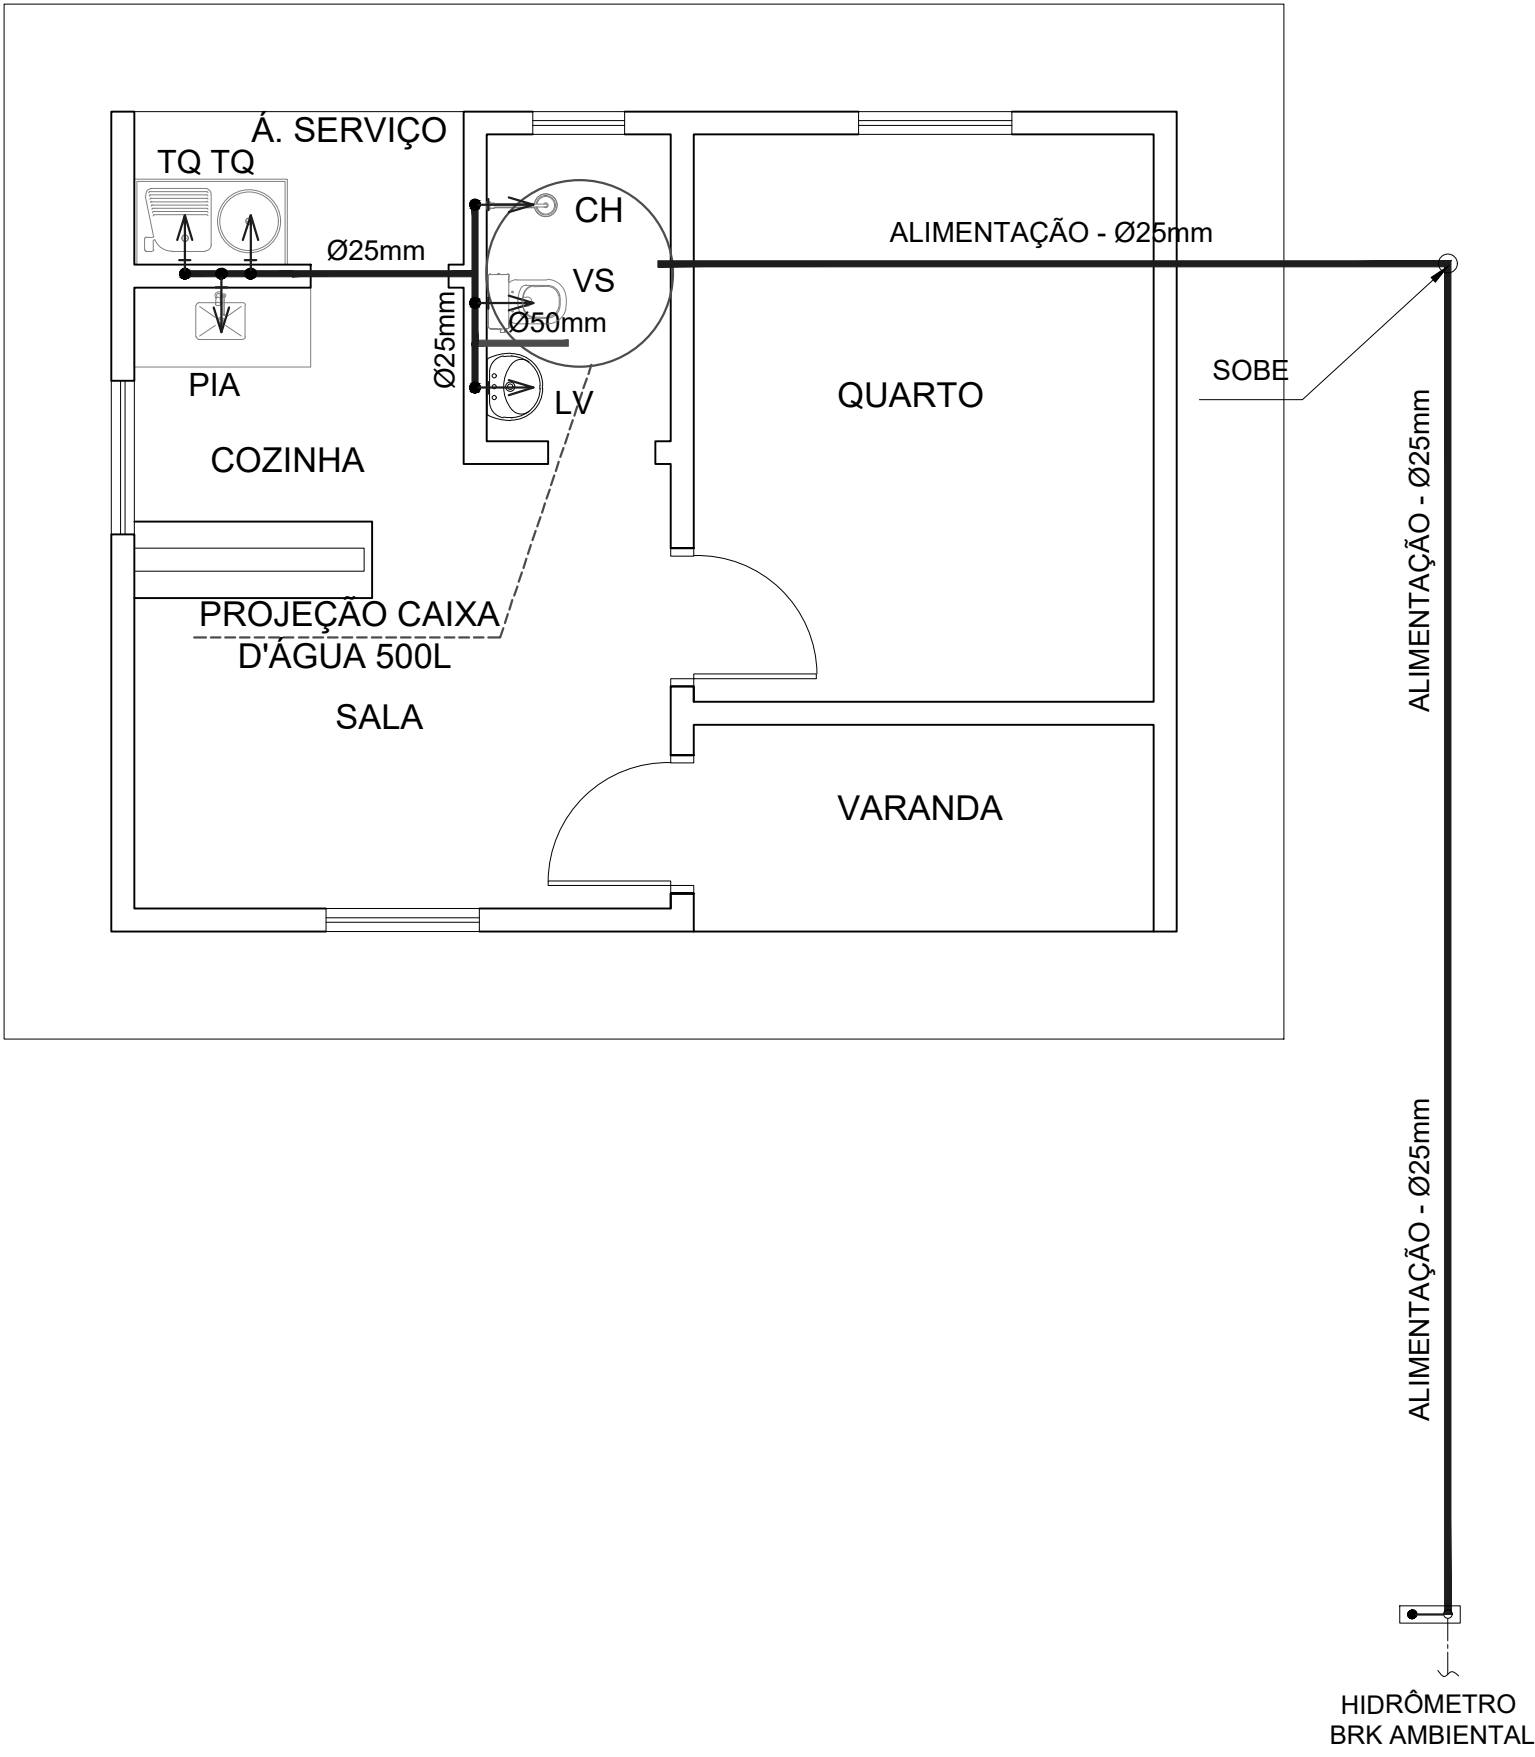




## ISOMÉTRICO

Escala: 1/50

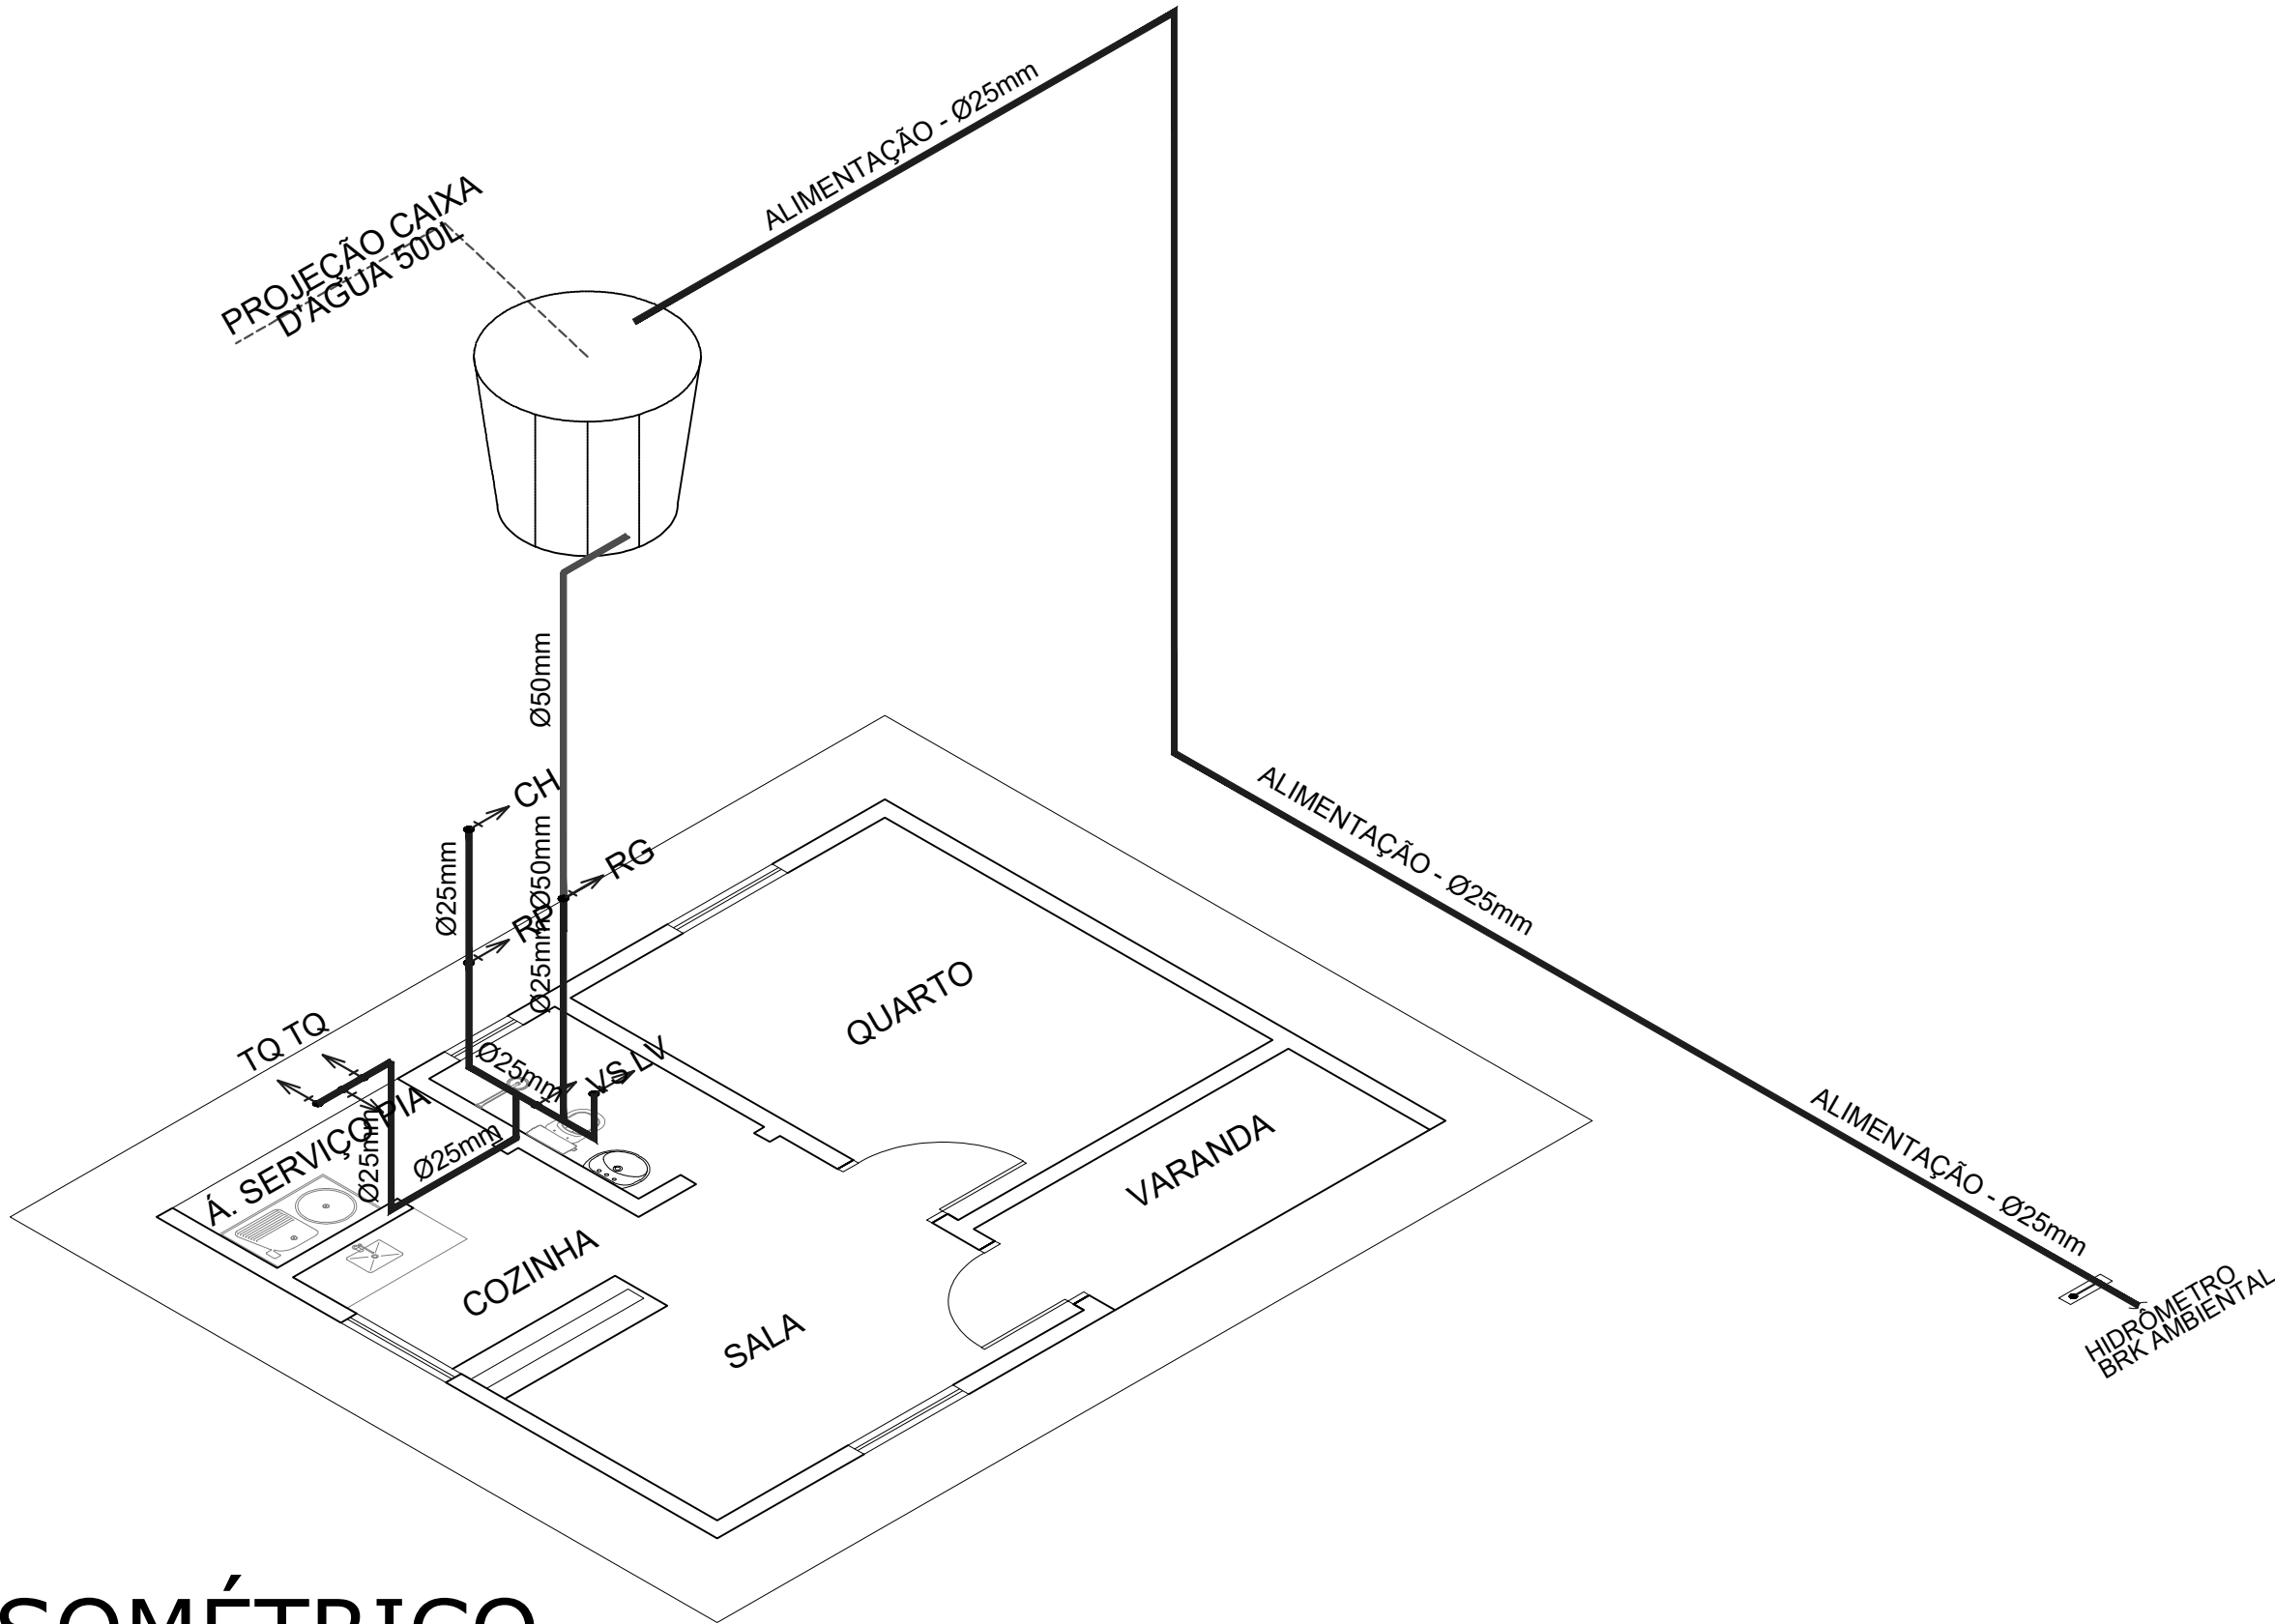

### DET. CAIXA DE INSPEÇÃO

ESC.: 1:20

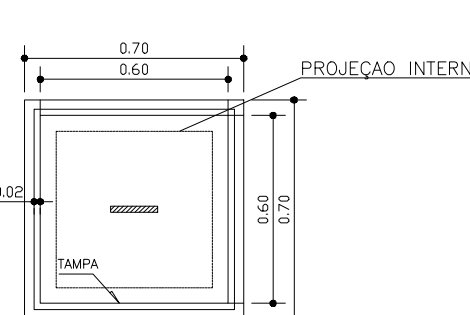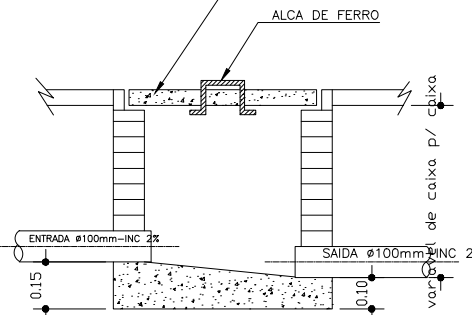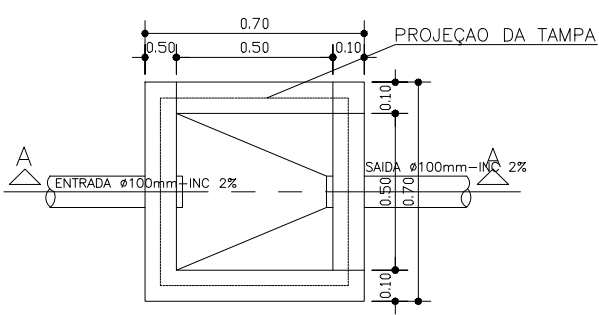




### PLANTA BAIXA

### CORTE A-A

### VISTA SUPERIOR

### DETALHE DA CAIXA DE GORDURA

ESC.: 1:20

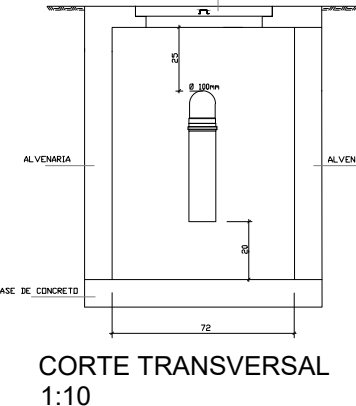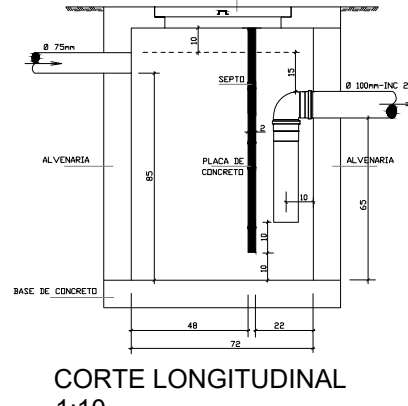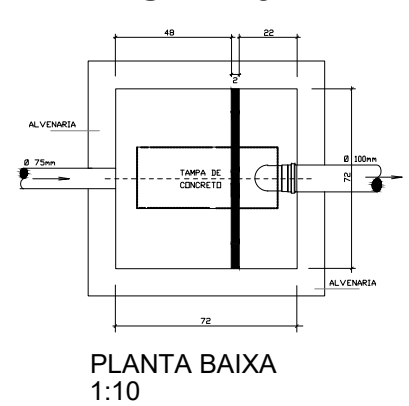

### PLANTA BAIXA

### CORTE LONGITUDINAL


### CORTE TRANSVERSAL

### Legenda Hidráulica

RG - REGISTRO DE GAVETA ALTA 180cm;
RP - REGISTRO DE PRESSÃO ALTA 120cm
LV - LAVATÓRIO DE COLUNA ALTA 60 cm;
DH - DUCHA HIGIENICA 30 cm;
VS - VASO SANITÁRIO ALTA 30 cm;
VD - VÁLVULA DE DESCARGA ALTA 90 cm;
CH - CHUVEIRO ALTA 210cm;
AF- ÁGUA FRIA;
AL- ÁGUA DE ALIMENTAÇÃO;
PI - PIA DE BANCADA ALTA 110 cm;
ML - MÁQUINA DE LAVAR ALTA 110 cm;
TUBULAÇÃO DE Ø 50 mm
TUBULAÇÃO DE Ø 25 mm
TUBULAÇÃO DE Ø 32 mm

### DETALHE DA FOSSA

(sem esc.)

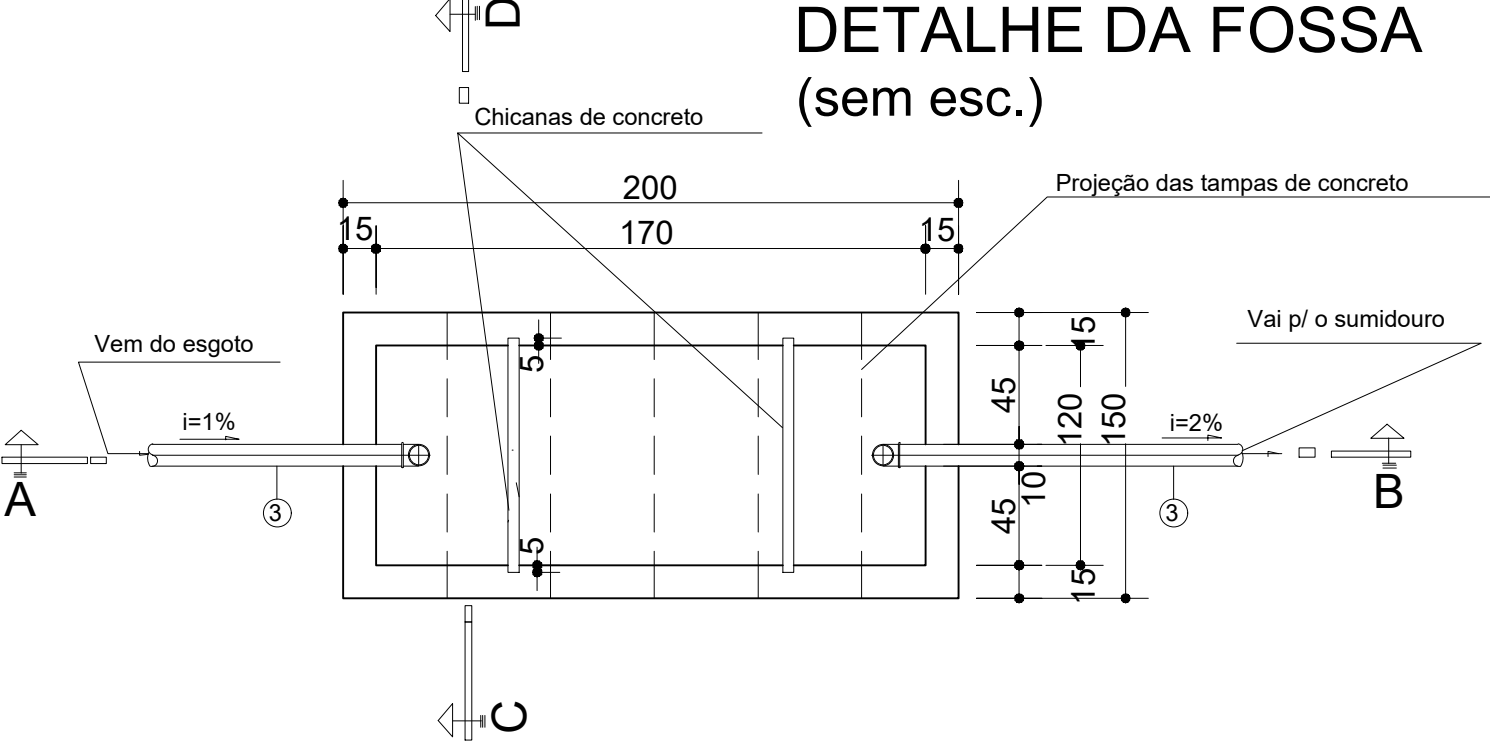

### CORTE - A.B

### CORTE - C.D

## PROJETO HIDROSANITÁRIO

OBRA:	CONSTRUÇÃO DE CASAS POPULARES
PROPRIETÁRIO:	PREFEITURA MUNICIPAL DE BERNARDO SAYÃO
LOCAL:	Avenida João Custódio da Silva, CENTRO, BERNARDO SAYÃO - TO
PROPRIETÁRIO:	PREFEITURA MUNICIPAL DE BERNARDO SAYÃO
ESCALA:	INDICADA
DATA:	NOVEMBRO/2023
CONFERIDO:	CONTEUDO
AREAS: CONSTRUÇÃO - 38,00 M2	PLANTA SANITÁRIO
	PLANTA HIDRAULICO
	DETALHE SUMIDOURO
	DET. CAIXA DE INSPEÇÃO
FOLHA:	A1 - 01
DESENHO:	LEONARDO S. AMORIM
	(R) 99278-6334