

PLANTA BAIXA
ESCALA ----- 1:50




LEGENDA

PORTAS
P1 - 1,90 x 2,20
P2 - 0,90 x 2,10
P3 - 0,80 x 2,10
P4 - 1,80 x 2,20
P5 - 1,20 x 2,20
P6 - 0,60 x 2,10
P7 = 0,70 x 1,40

JANELAS
J1 - 1,00 x 1,70
J2 - 0,80 x 0,50
J3 - 2,00 x 3,30
J4 - 1,20 x 1,20
J5 - 1,90 x 1,10

LEGENDA DO SISTEMA DE PROTEÇÃO	
	2-A (10L) - CARGA D'ÁGUA (usado em madeira, tecido, papel, etc.)
	20-B-C (6kg) - 30-B-C (12kg) CARGA DE PÓ BC (usado em equipamentos eletrônicos e líquidos inflamáveis)
	20-A-B-C (6kg) - 30-A-B-C (12kg) CARGA DE CO2 (usado em líquidos inflamáveis)
	20-A-B-C (6kg) - 30-A-B-C (12kg) CARGA DE PÓ ABC (usado em equipamentos eletrônicos, líquidos inflamáveis, etc.)
	PONTO DE ILUMINAÇÃO DE EMERGÊNCIA (plac. mínima = 10w- autônoma mínima=1,0h)
	BOTILHO DE GLP - CAP. 13kg
	Placa de Indicação de saída de emergência
	Placa de Indicação do sentido de saída de emergência
	Placa de Indicação do sentido de saída de emergência

NOTA: - será utilizado apenas 01 unidade de GLP 13 kg, o local atenderá as especificações coridões na NT - 23, onde foi devidamente observado o afastamento mínimo de 1,5m de ralos, caixas de gordura e esgotos conforme item 5.2.4.4 da NT - 13 CBMT0

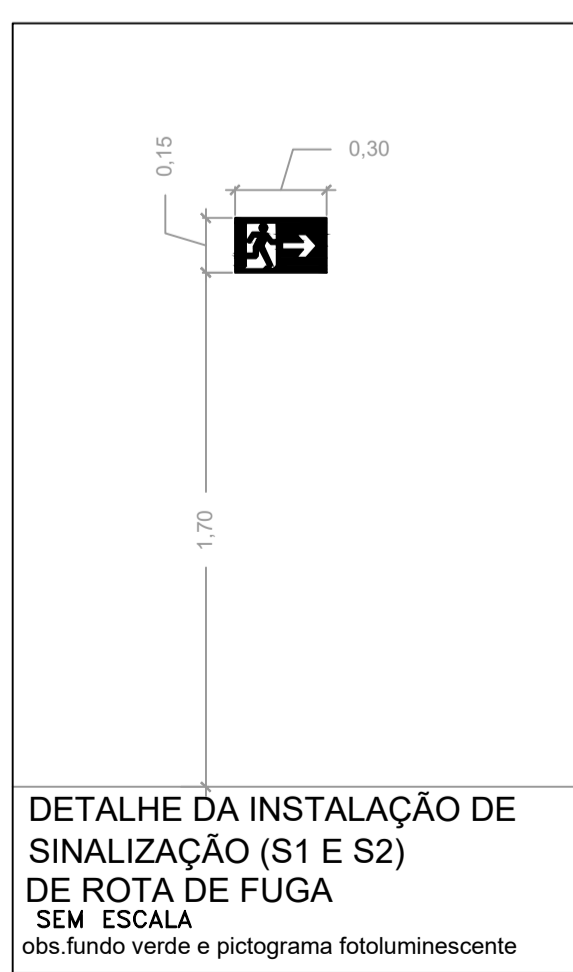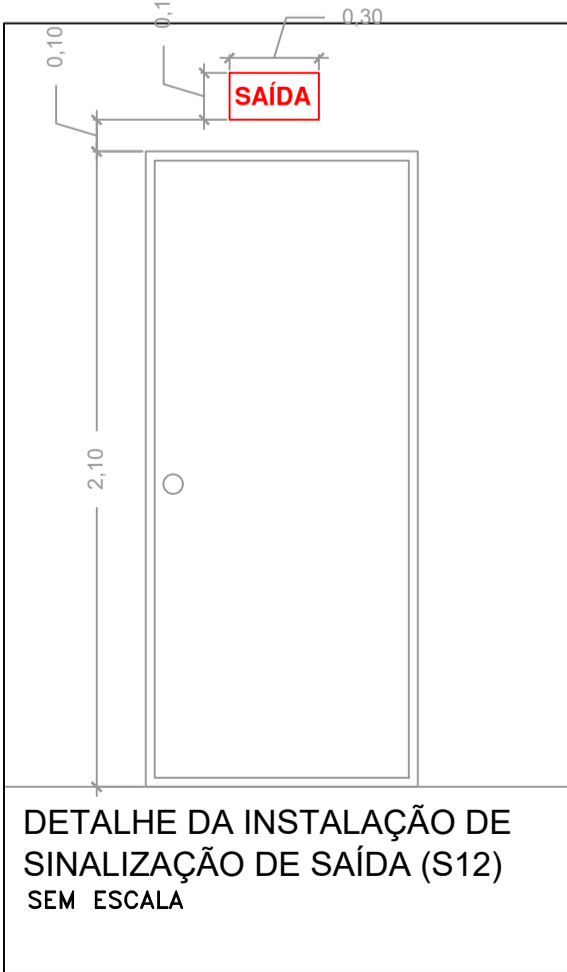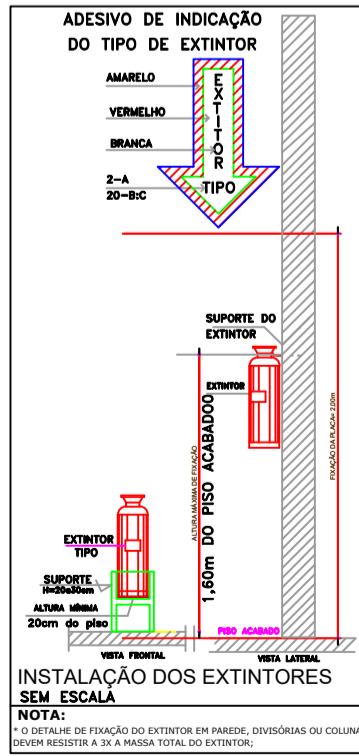

RELAÇÃO DE MATERIAIS	UNID.	QUANT.
EXTINTOR DE PÓ QUÍMICO SECO 6kg	Pz	05
EXTINTOR DE ÁGUA PRESSURIZADA 10L	Pz	02
SINALIZAÇÃO DE PAREDE	Pz	15
ILUMINAÇÃO DE EMERGÊNCIA	Pz	2

CONVÊNIO :

PROJETO COMBATE INCÊNDIO E PÂNICO

OBRA :
UNIDADE BÁSICA DE SAÚDE - PORTE I

ENDEREÇO DA OBRA :
PROJETO DE ASSENTAMENTO PROVIDÊNCIA, S/N , ZONA RURAL, BERNARDO SAYÃO - TO

PROPRIETÁRIO :
FUNDO MUNICIPAL DE SAÚDE DE BERNARDO SAYÃO
CNPJ: 11.408.686/0001-70

AUTOR DO PROJETO :
LEONARDO SOUSA AMORIM
ENG. CIVIL CREA 307258/D-TO

ESCALA INDICADA :
DATA : SETEMBRO / 2024
RESP. DESENHO : LEONARDO
(63) 99278-6334

CONTEÚDO :
PLANTA BAIXA E DETALHES

QUADRO DE ÁREAS :
ÁREA : 382,22 m²

LSA
ENGENHARIA
Rua Raul do Espírito Santo, Nº 1373 - CEP: 77760-00
CNPJ: 28.768.127/0001-93
Cidade do Tocantins - TO
(63) 99278-6334
e-mail: lsaengenharia@outlook.com

FOLHA : A1

01 / 01