


PROJETO HIDRAULICO - TERREO
ESCALA 1:50



PROJETO HIDRAULICO - COBERTURA
ESCALA 1:50

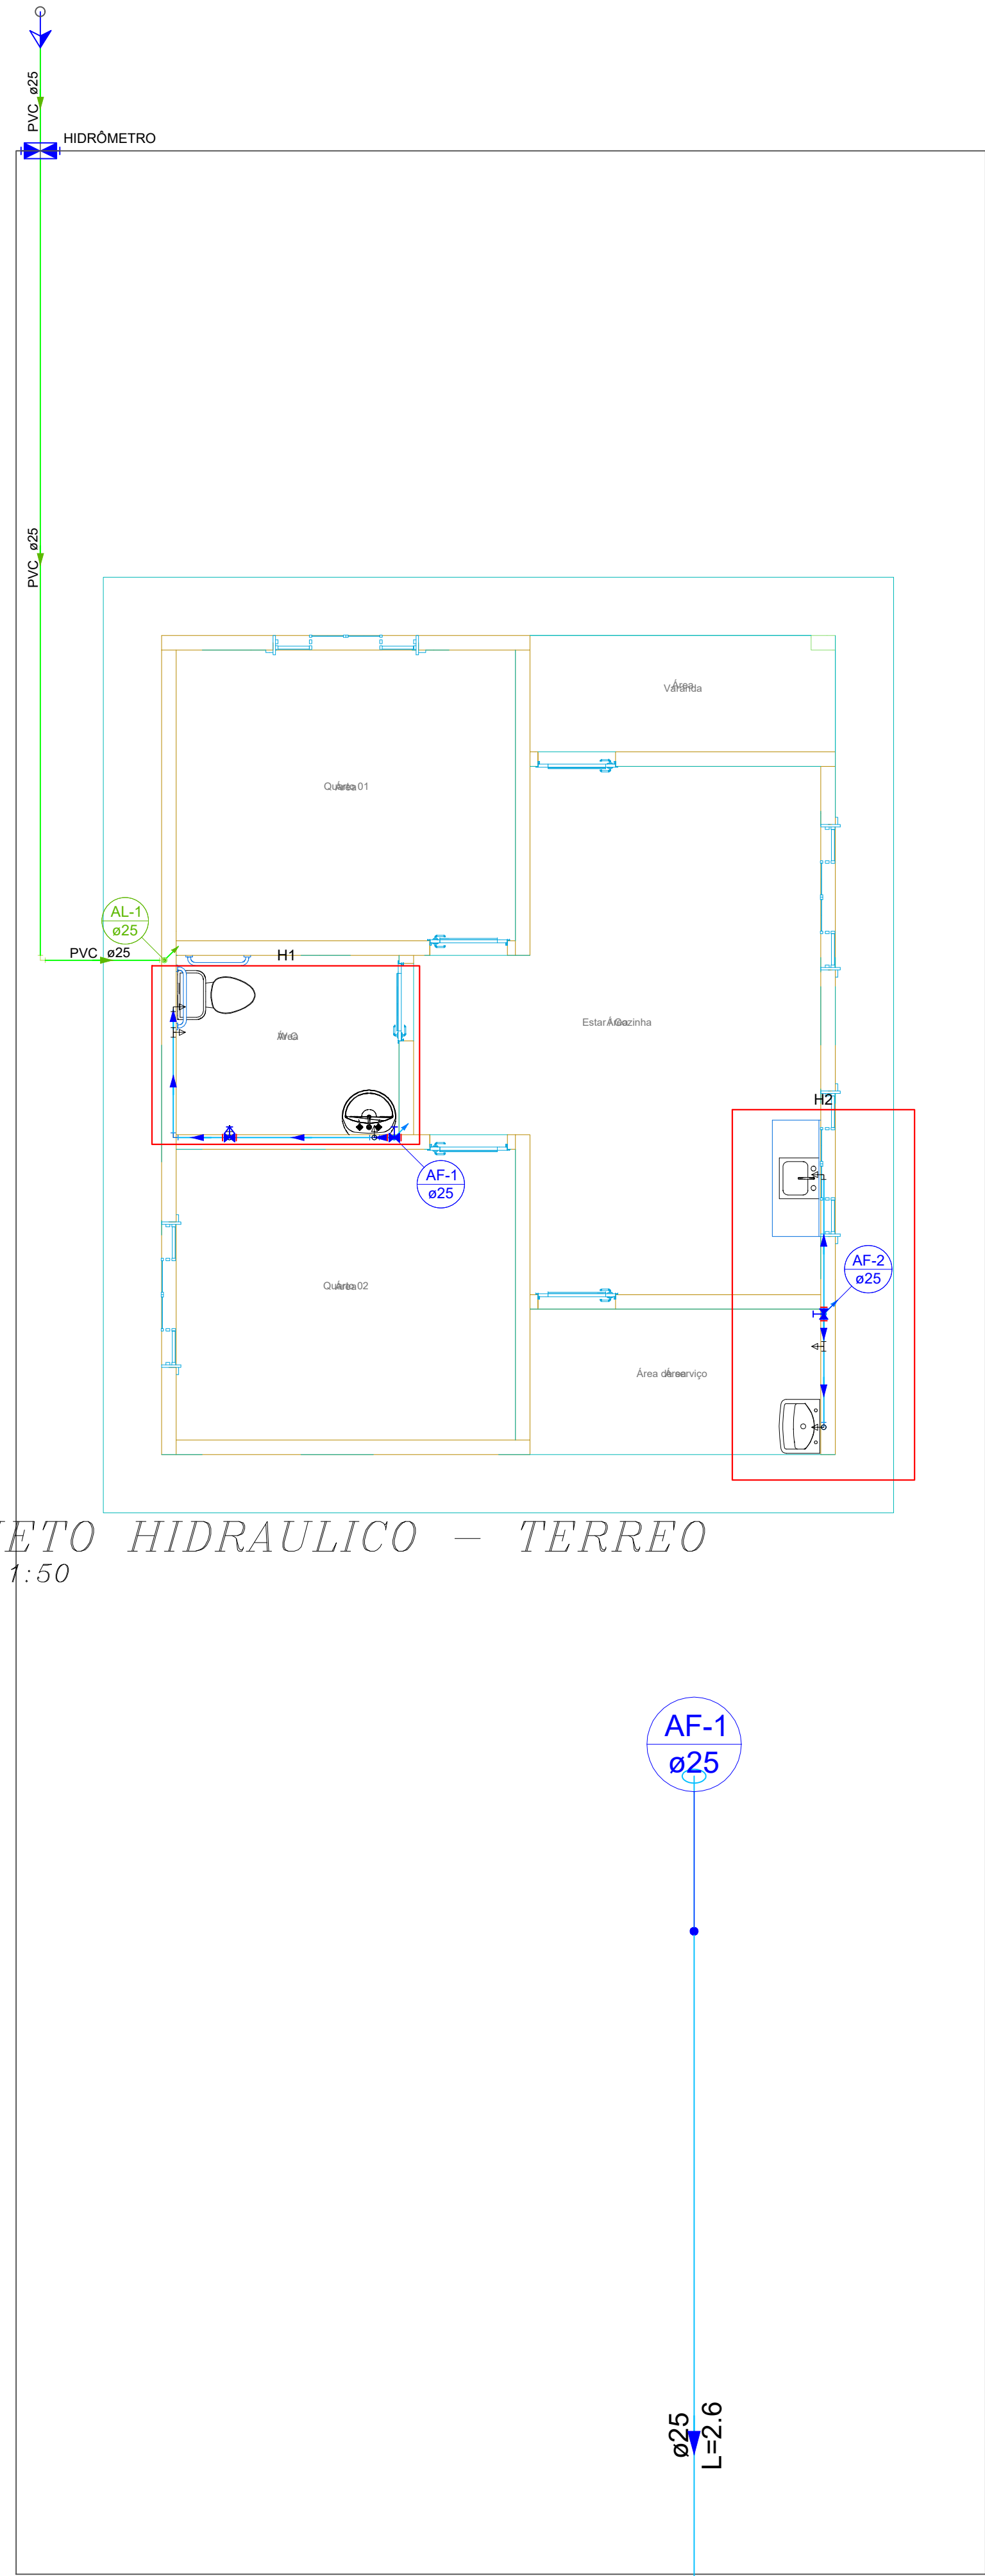


Lista de materiais - terreno		
Aparelho		
Chuveiro		
25mm x 3/4"	1	pç
Ducha higiênica		
25mm x 1/2"	1	pç
Máquina de Lavar Roupas		
25mm x 3/4"	1	pç
Torneira de Pia de Cozinha		
25mm - 3/4"	1	pç
Torneira do Tanque de Lavar		
25mm - 3/4"	1	pç
Torneira de lavatório		
25 mm - 1/2"	1	pç
Viso Sanitário c/ cx. acoplada		
1/2"	1	pç
Hidrômetro		
Caixa Hidrômetro		
Caixa hidrômetro c/ tampa em acrílico	1	pç
Kit de hidrômetro cavalete		
3/4"	1	pç
Metais		
Registro de esfera		
3/4"	1	pç
Registro de gaveta c/ canopla cromada		
3/4"	2	pç
Registro de pressão c/ canopla cromada		
3/4"	1	pç
PVC Acessórios		
Engate flexível cobre cromado com canopla		
1/2 - 30cm	1	pç
Engate flexível plástico		
1/2 - 30cm	1	pç
PVC misto soldável		
Colar de tomada em PVC		
3/4"	1	pç
Joelho 90 soldável c/ rosca		
25 mm - 3/4"	1	pç
Luva soldável c/ rosca		
25 mm - 3/4"	1	pç
PVC rígido soldável		
Adapt sold curto c/bolsa-rosca p registro		
25 mm - 3/4"	6	pç
Bucha de redução sold longa		
50 mm - 25 mm	2	pç
Joelho 90° soldável		
25 mm	5	pç
Luva de correr p/ tubo		
25 mm	1	pç
Luva soldável		
50 mm	2	pç
Tubo		
25 mm	26.81	m
Tê 90 soldável		
25 mm	3	pç
PVC soldável azul c/ bucha latão		
Joelho 90° soldável com bucha de latão		
25 mm - 3/4"	3	pç
Joelho de redução 90° soldável com bucha de latão		
25 mm - 1/2"	2	pç
Tê red 90 sold c/ bucha latão B central		
25 mm - 1/2"	1	pç
Tê sold c/ bucha latão bolsa central		
25 mm - 3/4"	1	pç

Legenda de condutos - terreno	
Água fria	
Alimentação	
Legenda das indicações - terreno	
HIDRÔMETRO	Hidrômetros - cavalete 3/4" c/ caixa
Legenda - terreno	
Alimentador Predial	
Hidrômetros	
Registro de Pressão com PVC soldável	
Registro de gaveta c/canopla cromada c/PVC soldável	
Legenda detalhada - terreno	
Alimentador Predial	
Metais	
Registro de esfera	1pç
3/4"	
PVC misto soldável	
Colar de tomada em PVC	1pç
3/4"	
Joelho 90 soldável c/ rosca	1pç
25 mm - 3/4"	
PVC rígido soldável	
Adapt sold curto c/bolsa-rosca p registro	1pç
25 mm - 3/4"	
Hidrômetros	
Caixa Hidrômetro	1pç
Caixa hidrômetro c/ tampa em acrílico	
Kit de hidrômetro cavalete	1pç
3/4"	
Registro de Pressão com PVC soldável	
Metais	
Registro de pressão c/ canopla cromada	1pç
3/4"	
PVC misto soldável	
Luva soldável c/ rosca	1pç
25 mm - 3/4"	
PVC rígido soldável	
Adapt sold curto c/bolsa-rosca p registro	1pç
25 mm - 3/4"	
Registro de gaveta c/canopla cromada c/PVC soldável	
Metais	
Registro de gaveta c/ canopla cromada	1pç
3/4"	
PVC rígido soldável	
Adapt sold curto c/bolsa-rosca p registro	2pç
25 mm - 3/4"	


Legenda - telhado	
Registro esfera VS compacto soldável	
Legenda das indicações - telhado	
Saida	Saída livre - 32 mm
Lista de materiais - telhado	
Metais	
Registro esfera VS compacto soldável PVC	
32 mm	1 pç
50 mm	1 pç
PVC rígido soldável	
Adapt sold c/ flange livre p/ cx. d'água	
25 mm - 3/4"	1 pç
32 mm - 1"	2 pç
50 mm - 1 1/2"	2 pç
Joelho 90° soldável	
25 mm	3 pç
32 mm	1 pç
50 mm	4 pç
Torneira de bola	
3/4"	1 pç
Tubo	
25 mm	2.35 m
32 mm	1.66 m
50 mm	9.6 m
Tê 90 soldável	
32 mm	1 pç
50 mm	2 pç
Reservatório cilíndrico	
Poliéstereno	
500 L	1 pç
Legenda de condutos - telhado	
Água fria	
Alimentação	
Legenda detalhada - telhado	
Registro esfera VS compacto soldável	
Metais	
Registro esfera VS compacto soldável PVC	1pç
50 mm	

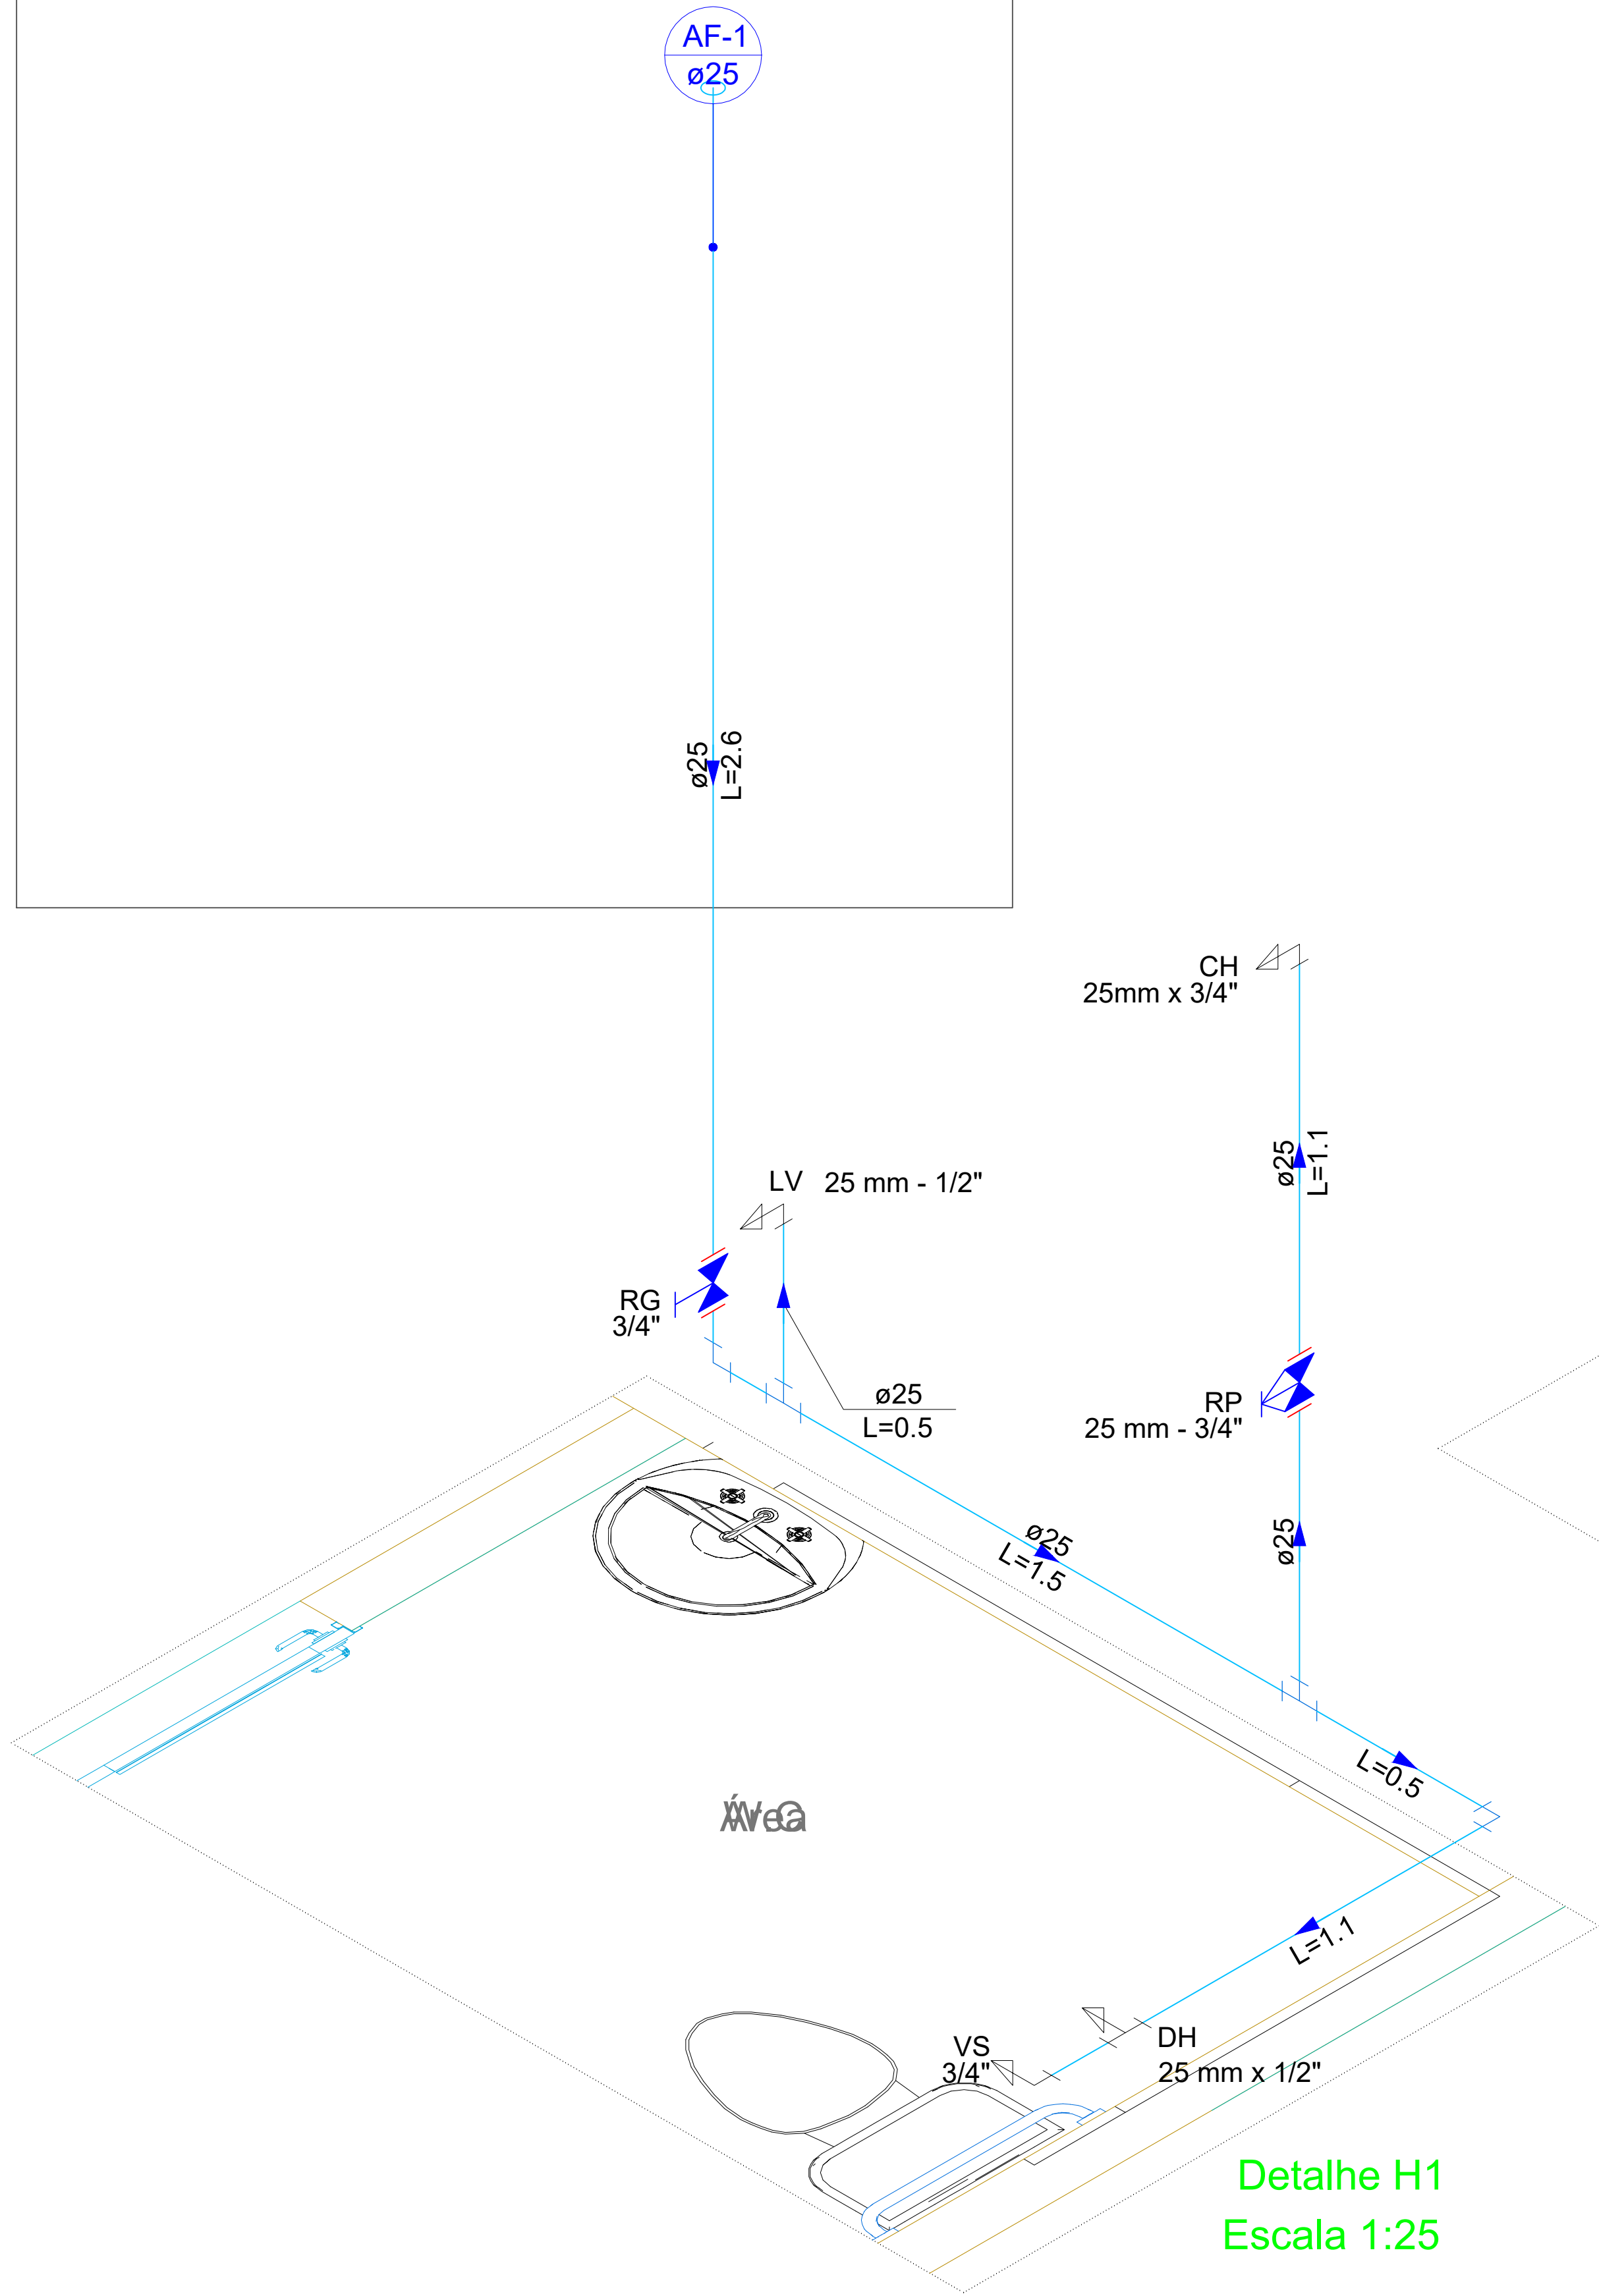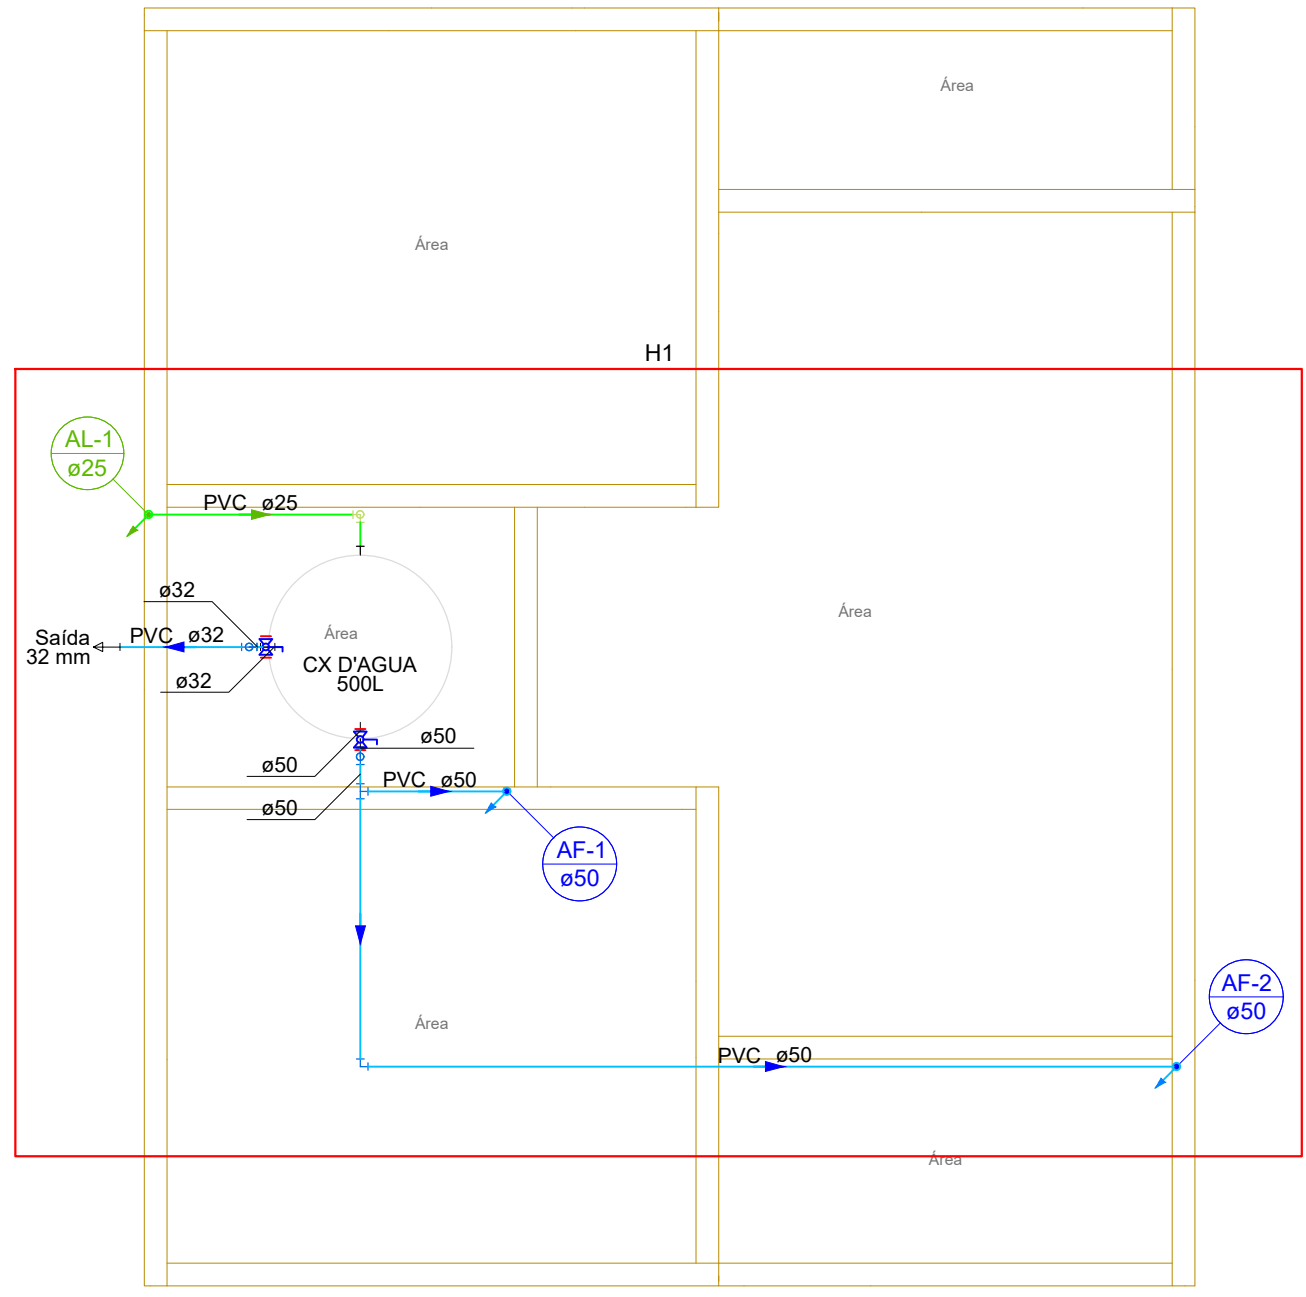

Detalhe H1
Escala 1:25

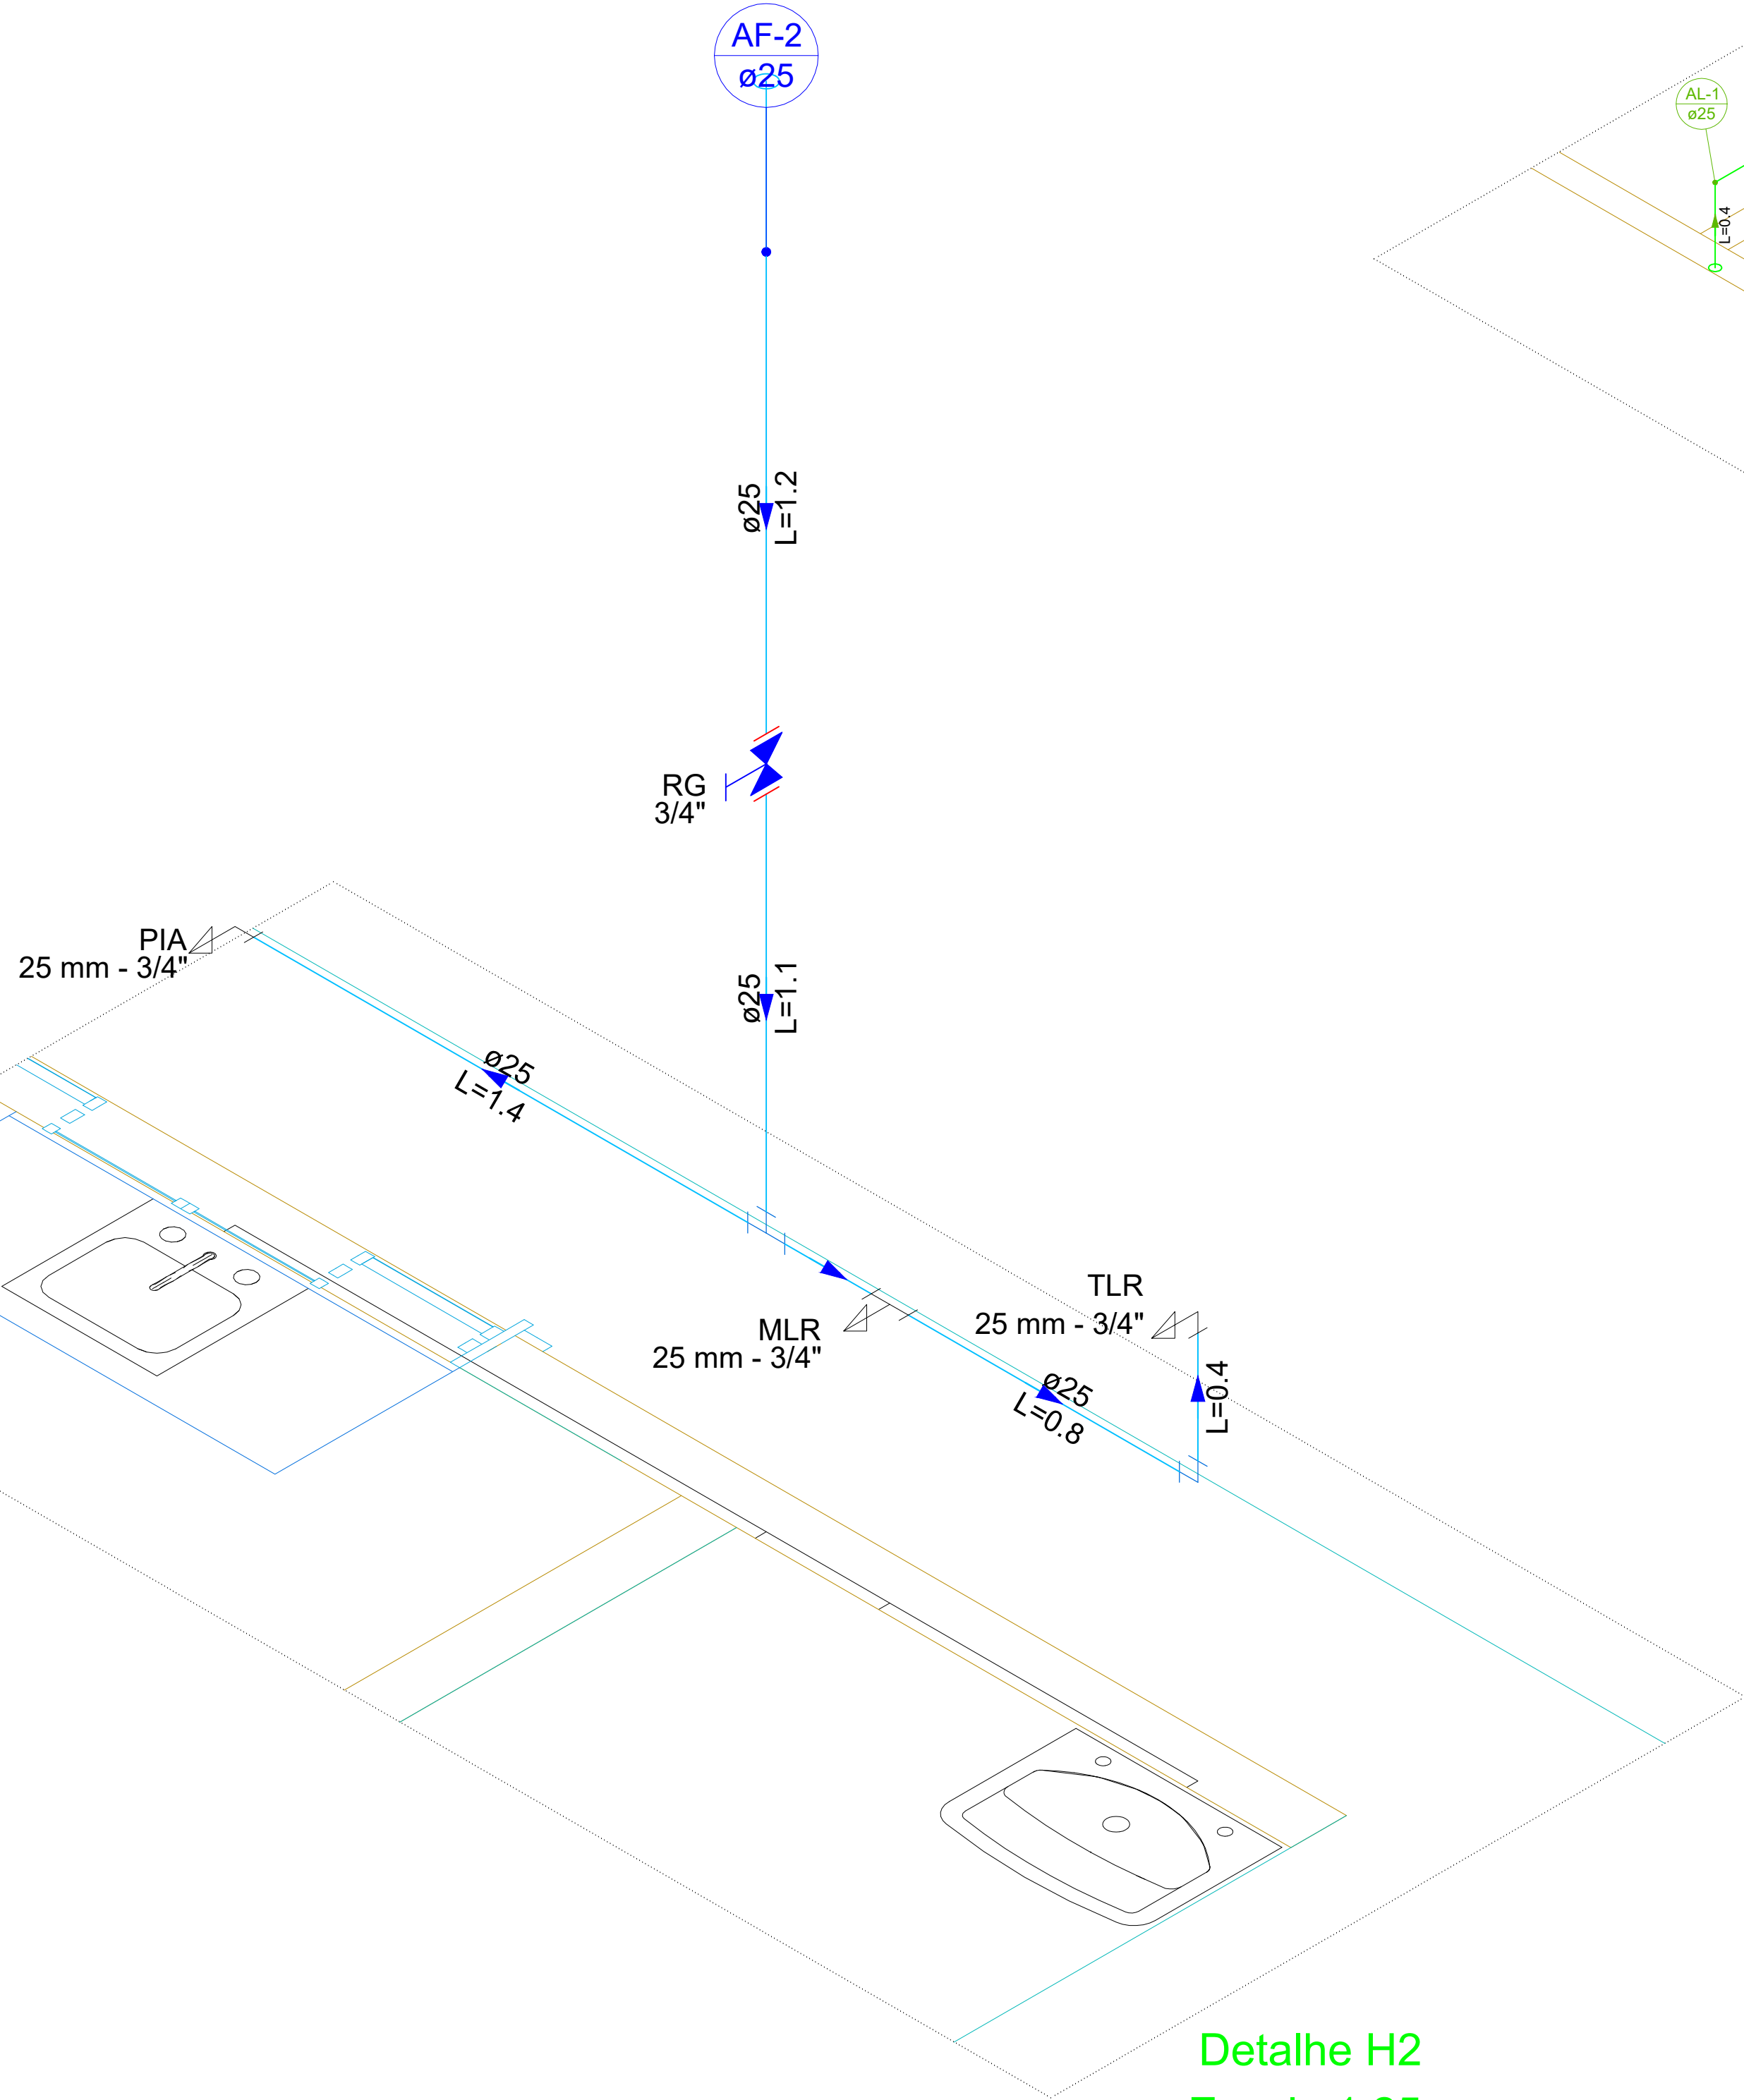

Detalhe H2
Escala 1:25

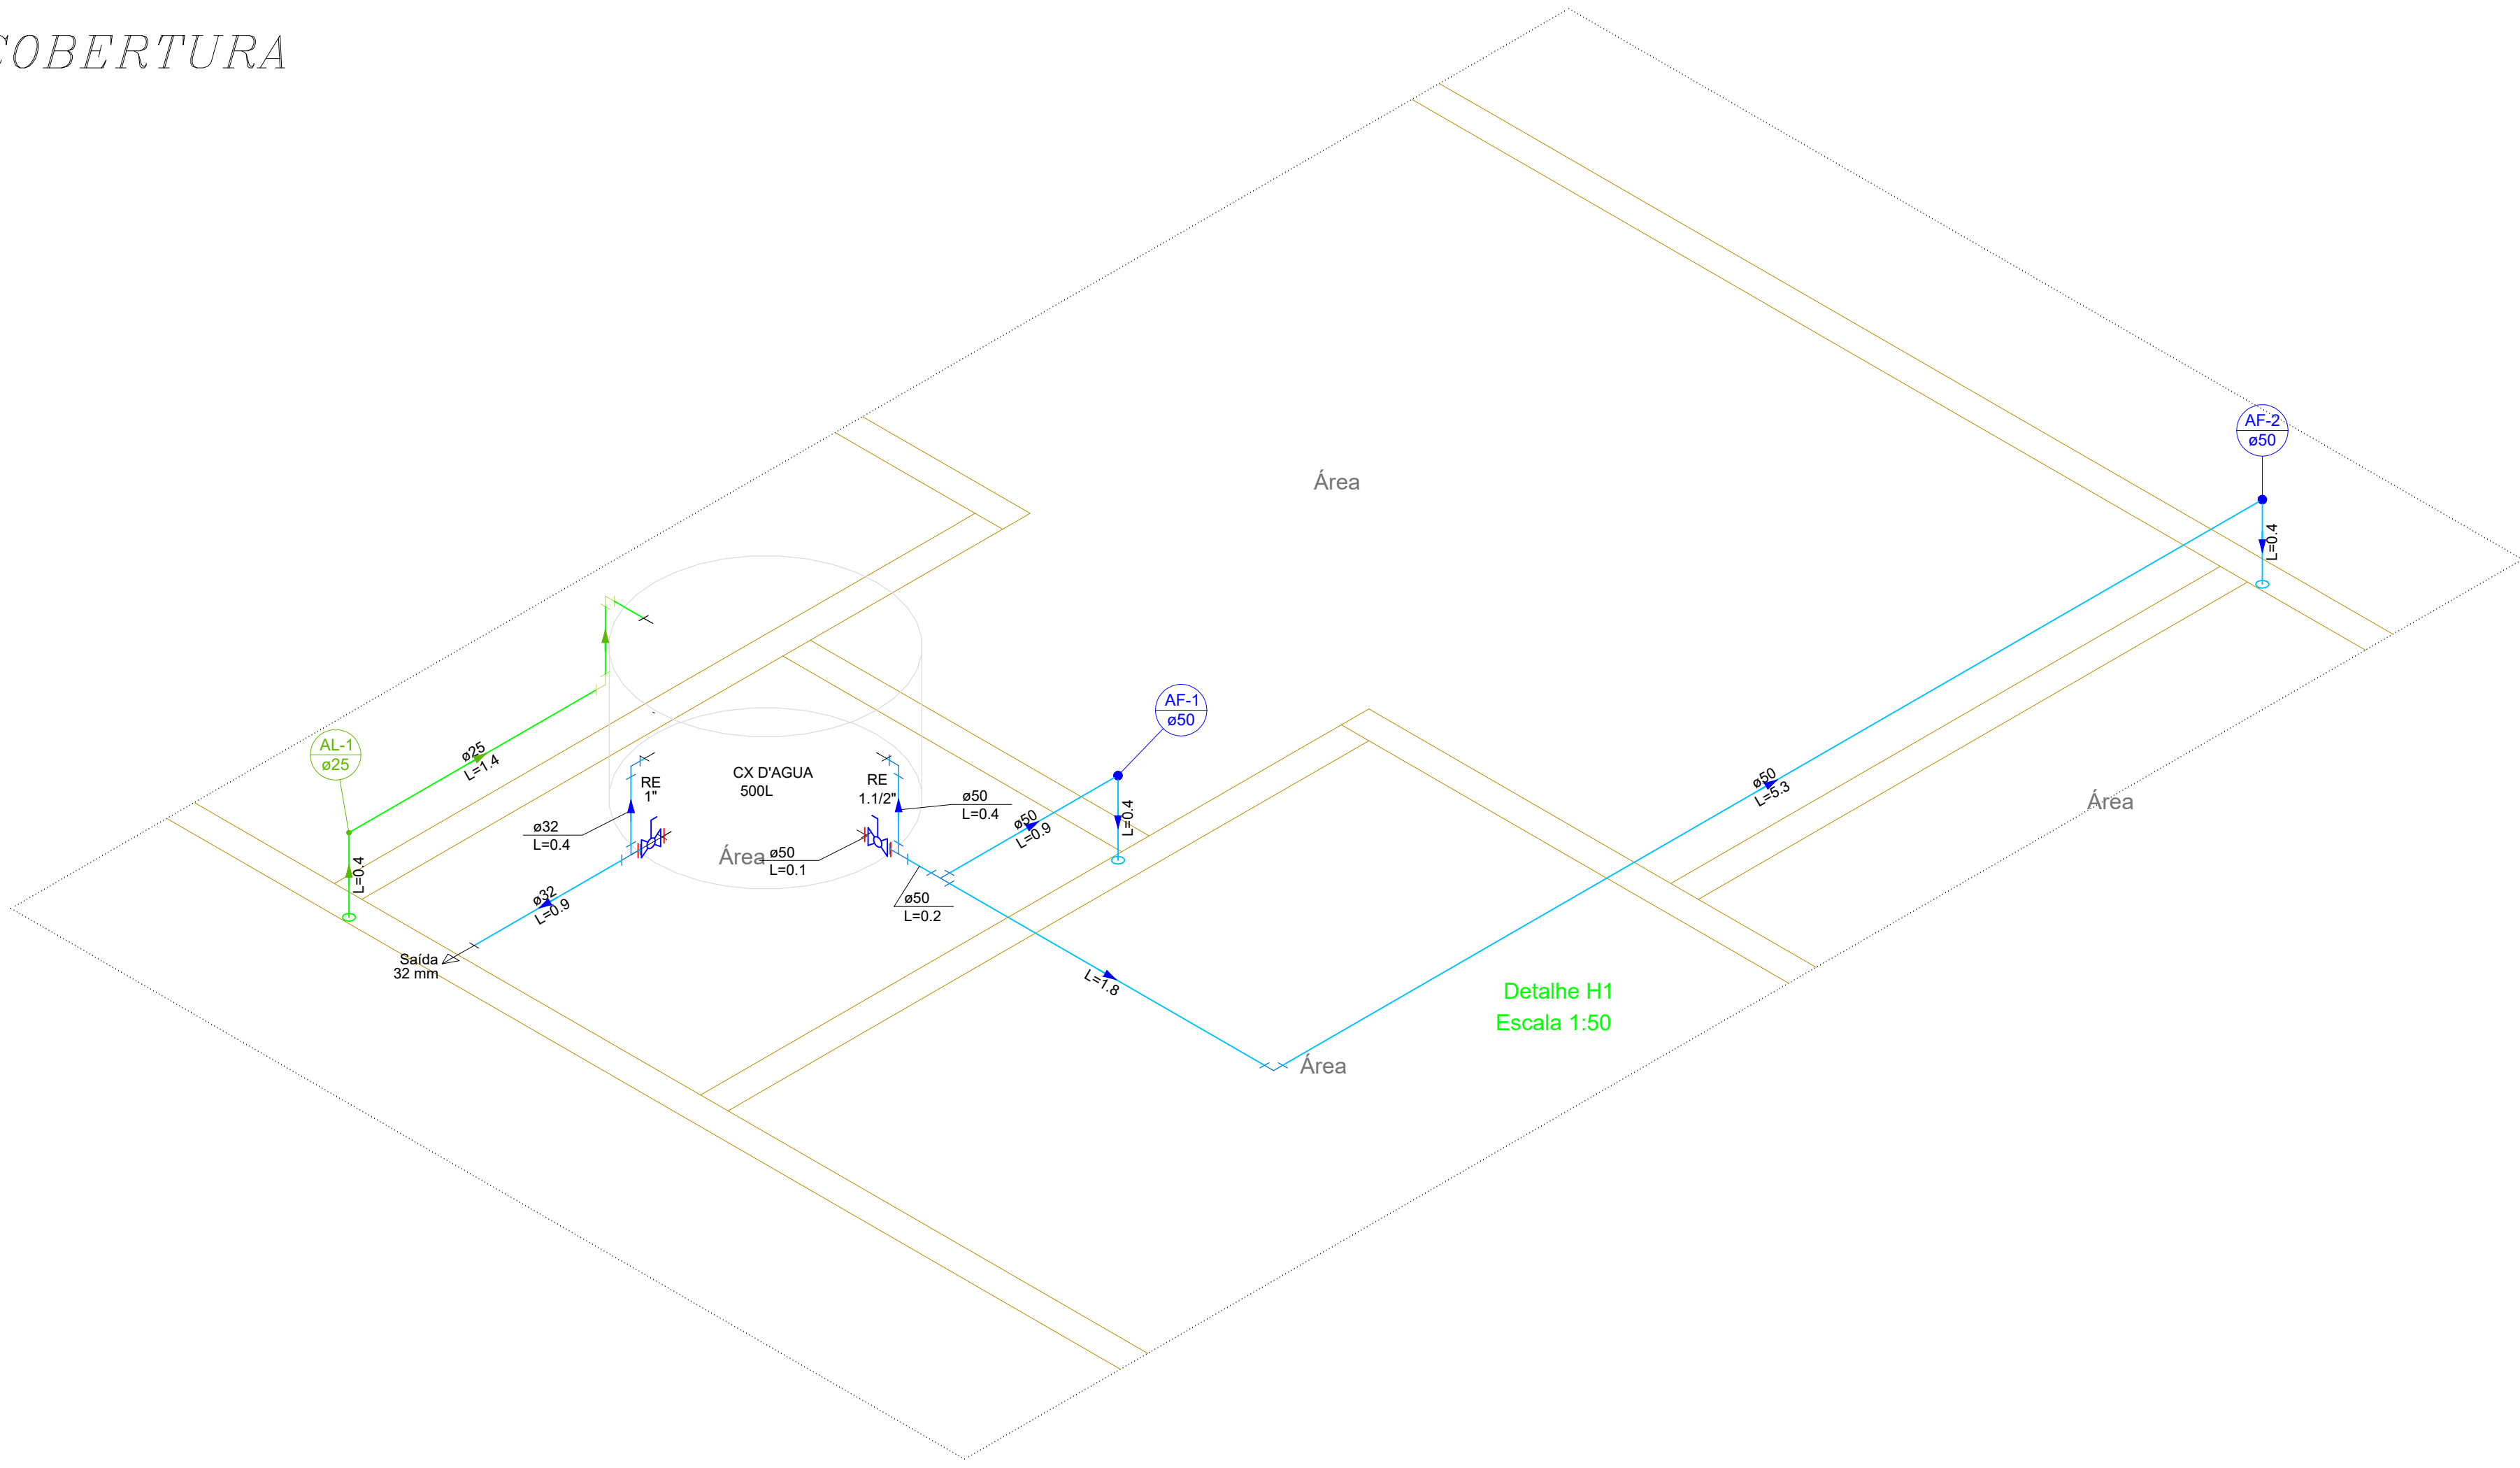

Detalhe H1
Escala 1:50

NOTAÇÕES	
Convenção n°: 974580/2024	
Operação: 1100697-47	
PROJETO HIDRAULICO	
OBRA: CONSTRUÇÃO DE UNIDADES HABITACIONAIS	
PROPRIETÁRIO: PREFEITURA MUNICIPAL DE BERNARDO SAYÃO	
LOCAL: SETOR SOL NASCENTE, BERNARDO SAYÃO - TO	
PROPRIETÁRIO	
PREFEITURA MUNICIPAL DE BERNARDO SAYÃO	
END. CIVIL - LEONARDO SOUSA ANJORIN OBRAS 307580-TO	
LSA ENGENHARIA	
ESCALA: INDICADA	DATA: JULHO/2025
ÁREA: VER PROJETO ARQUITETÔNICO	CONTEÚDO
	Planta baixa - terreno
	Planta baixa - cobertura
	Detalhes
	Lista de materiais
FOLHA	AO - ÚNICA
DESENHO	LEONARDO S. ANJORIN
PROJETO	PROJETO